


位置図

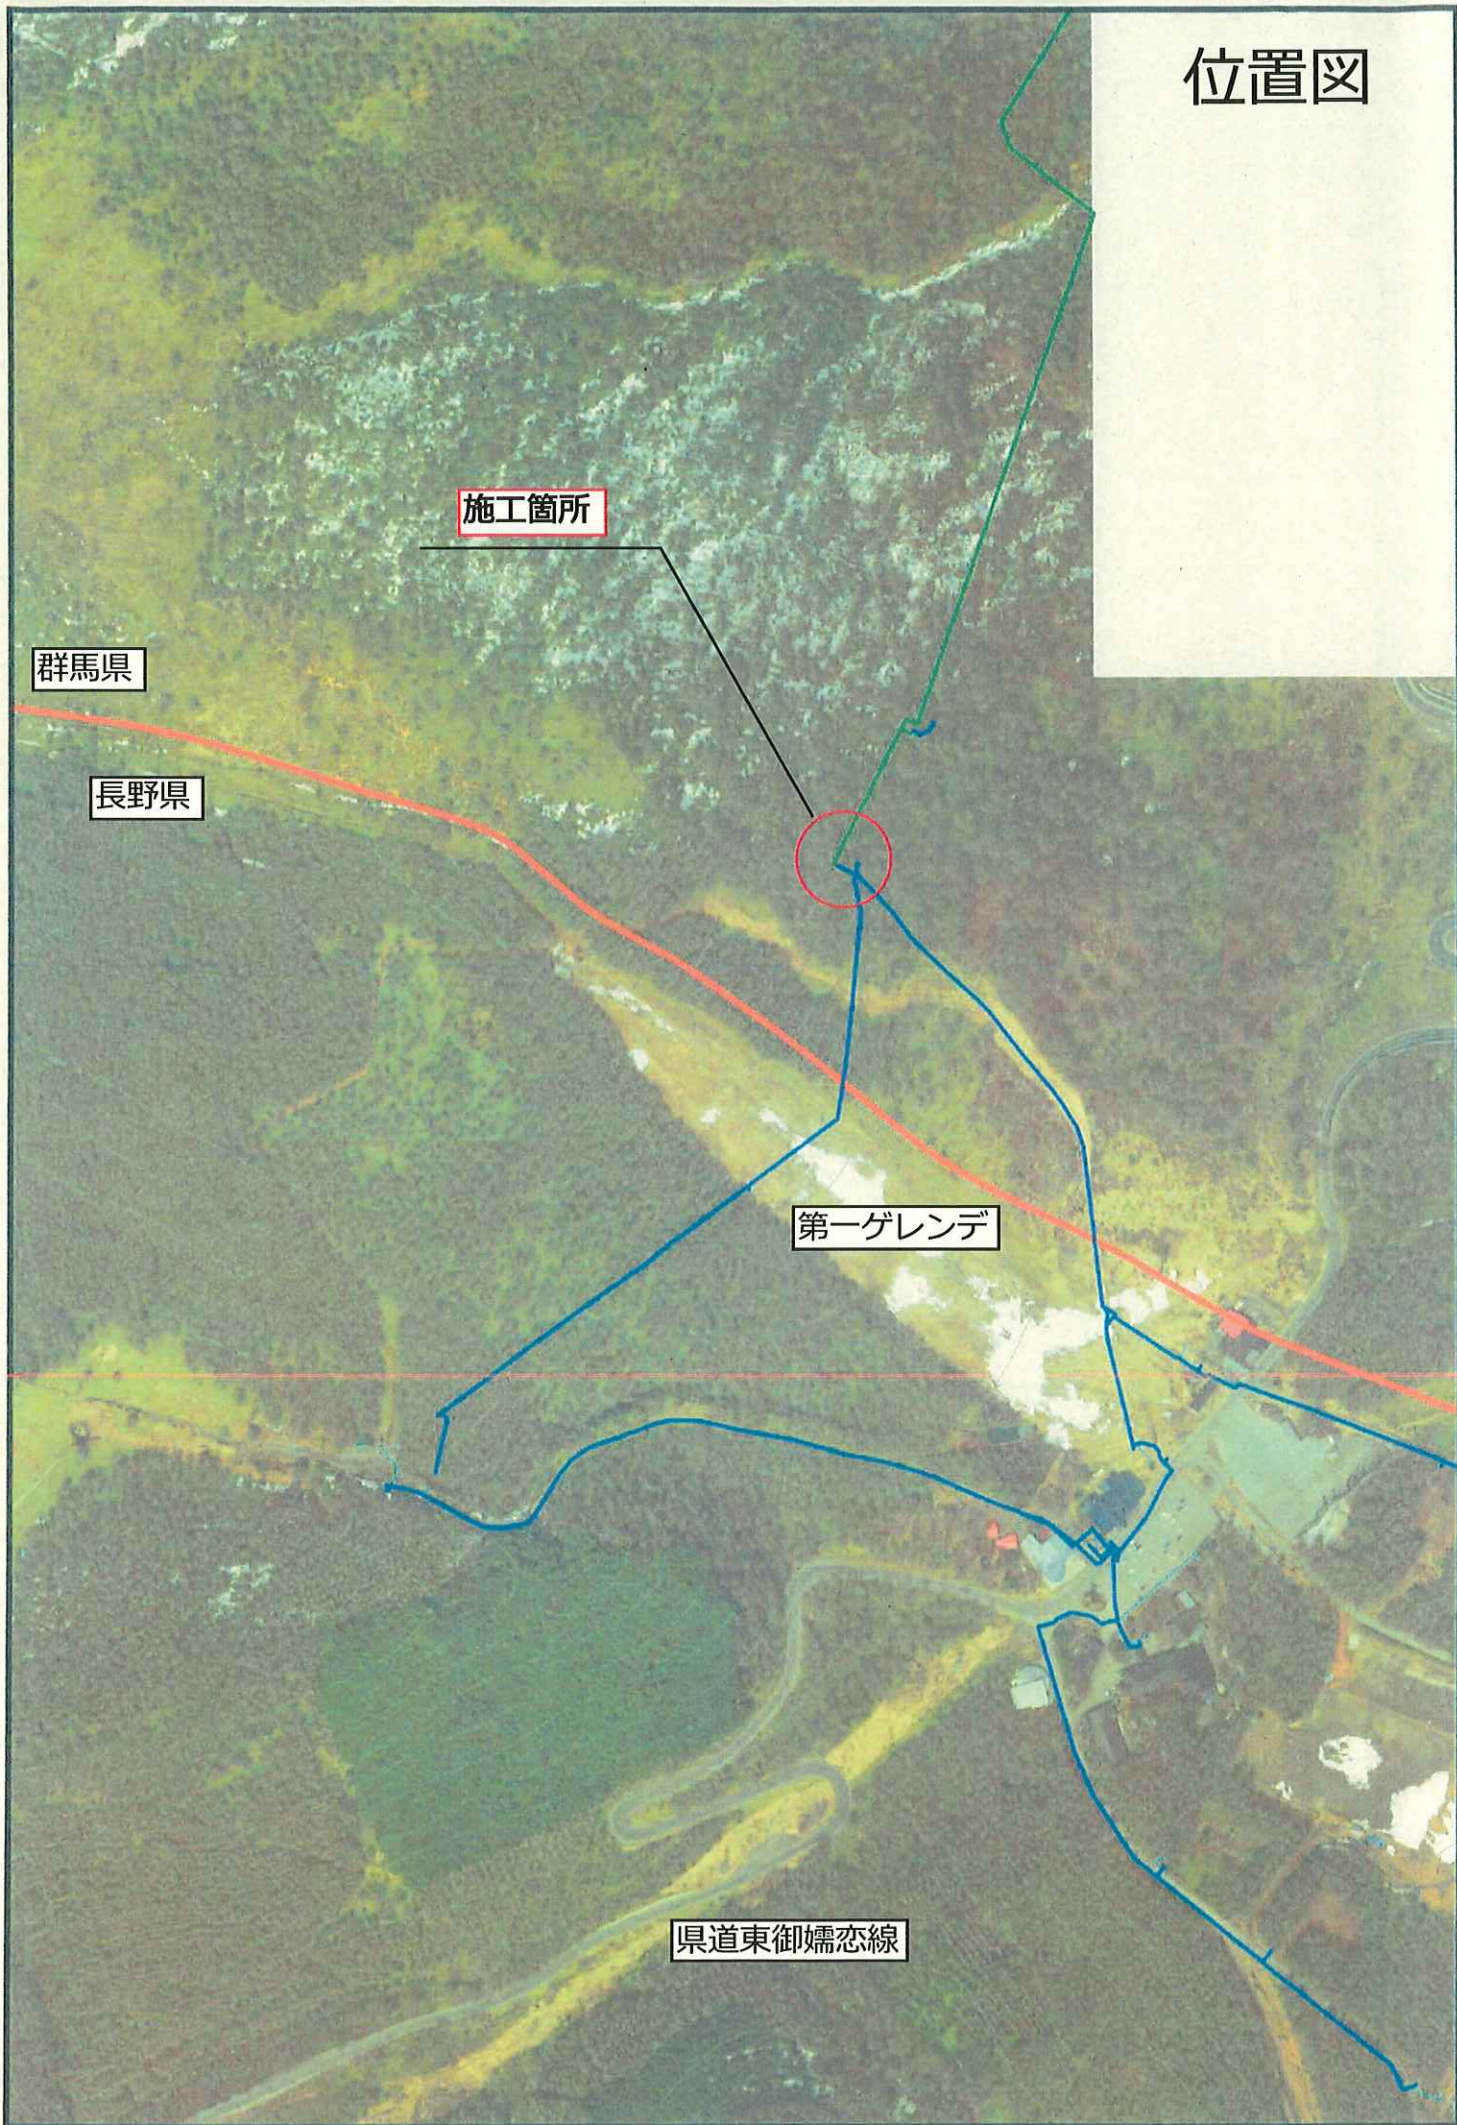

施工箇所

群馬県

長野県

第一ゲレンデ

県道東御嬭恋線

FRP製配水池 19 m³

平面図 縮尺 Free

FRP製配水池改築 19 m³

ステンレス製配水池 48 m³

平成31年度工事分 令和2年度工事分

