

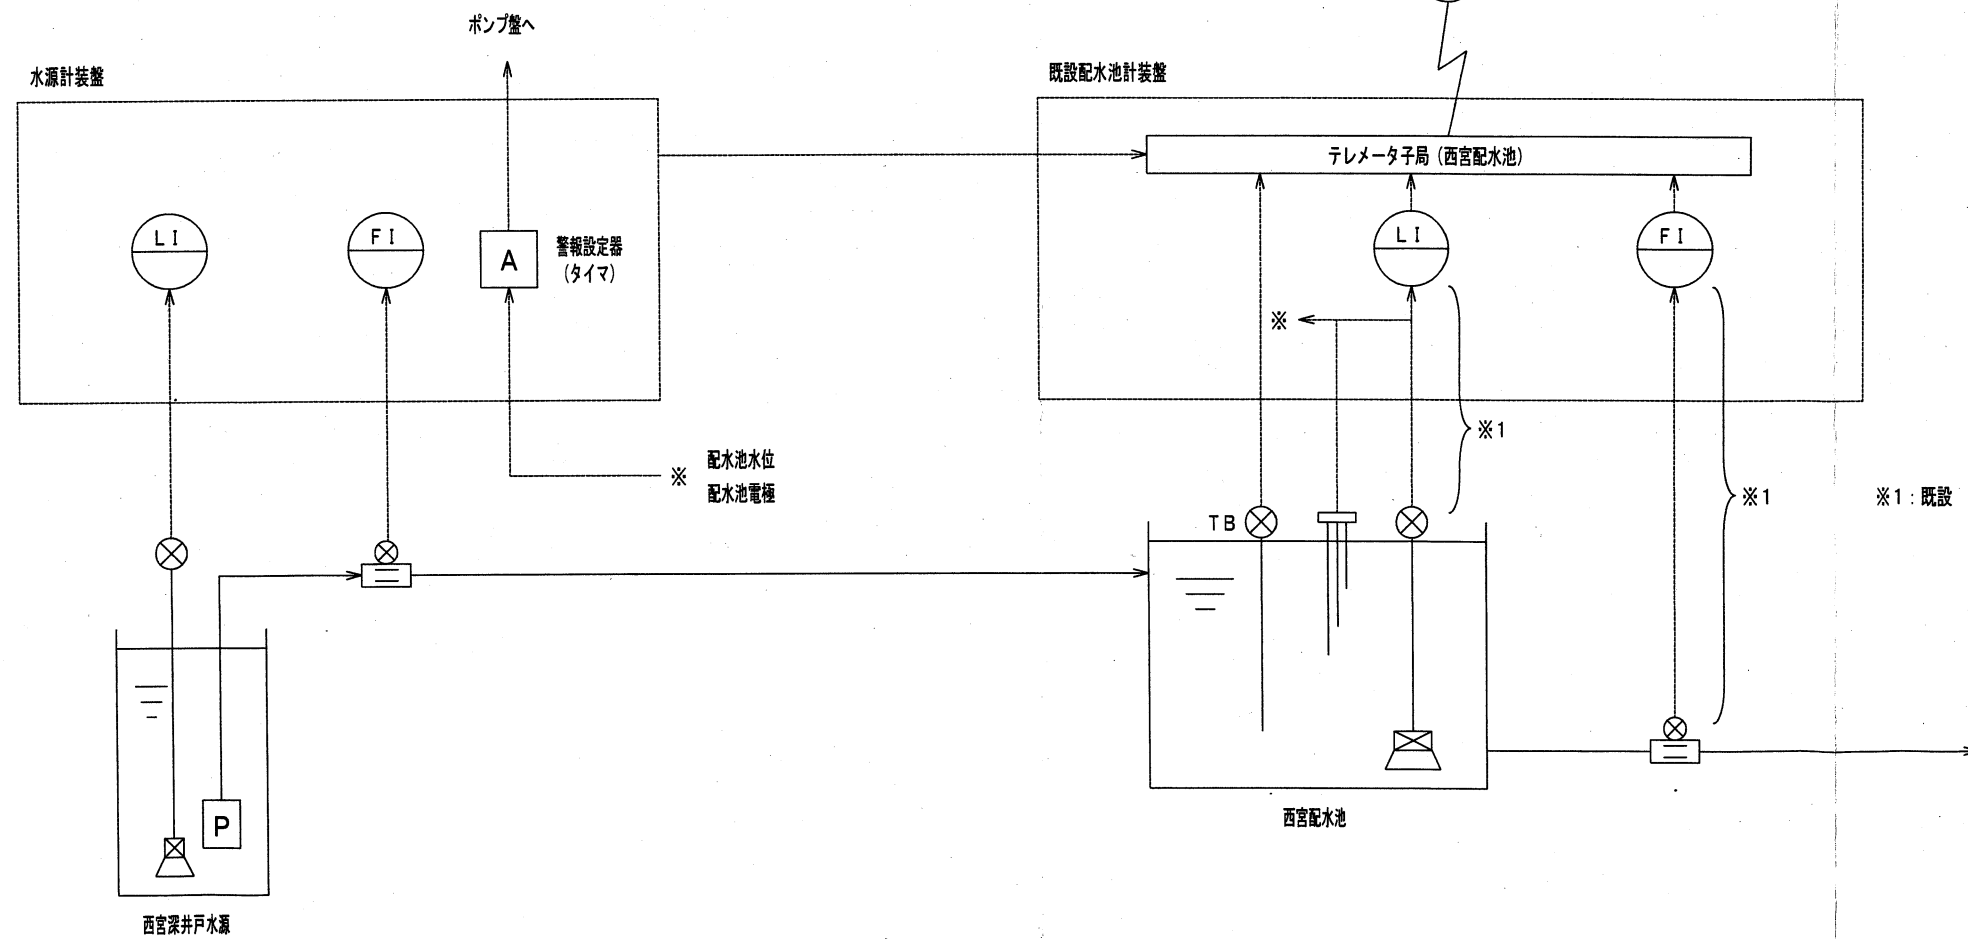


東御市

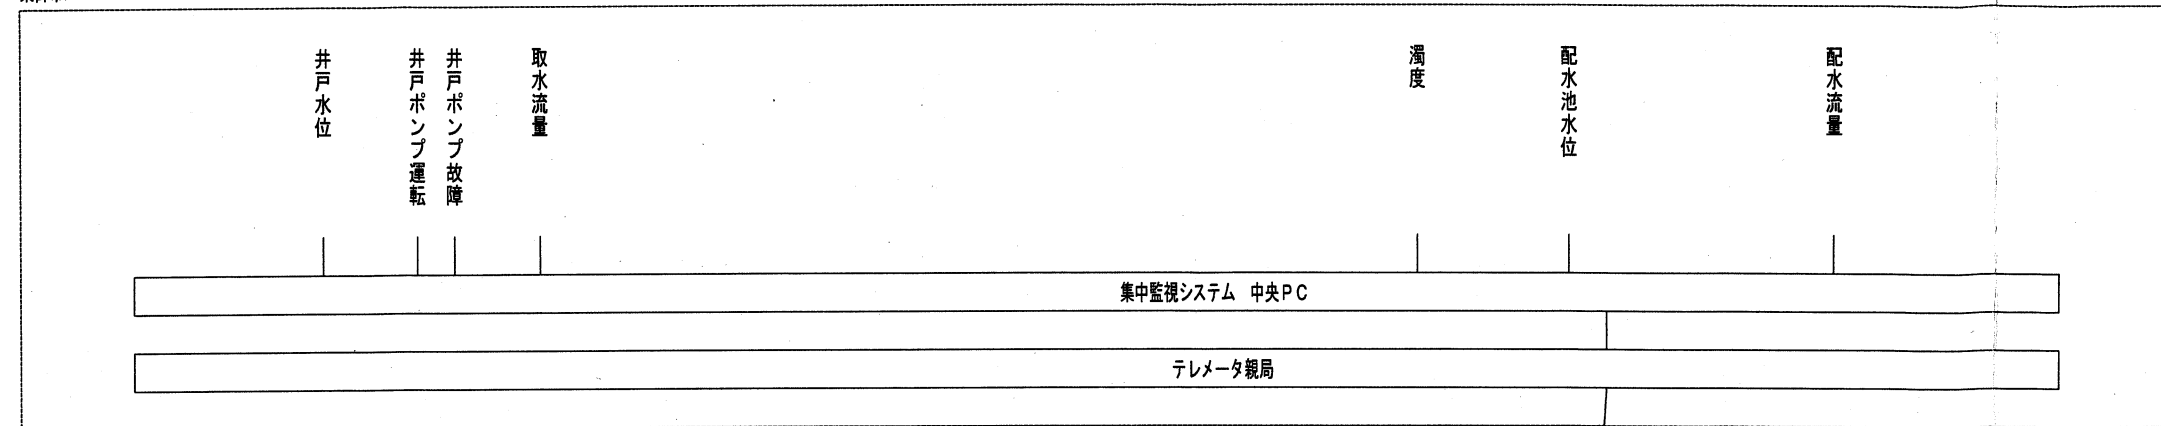

＜西宮水源ポンプ制御盤 外形図／単線結線図＞

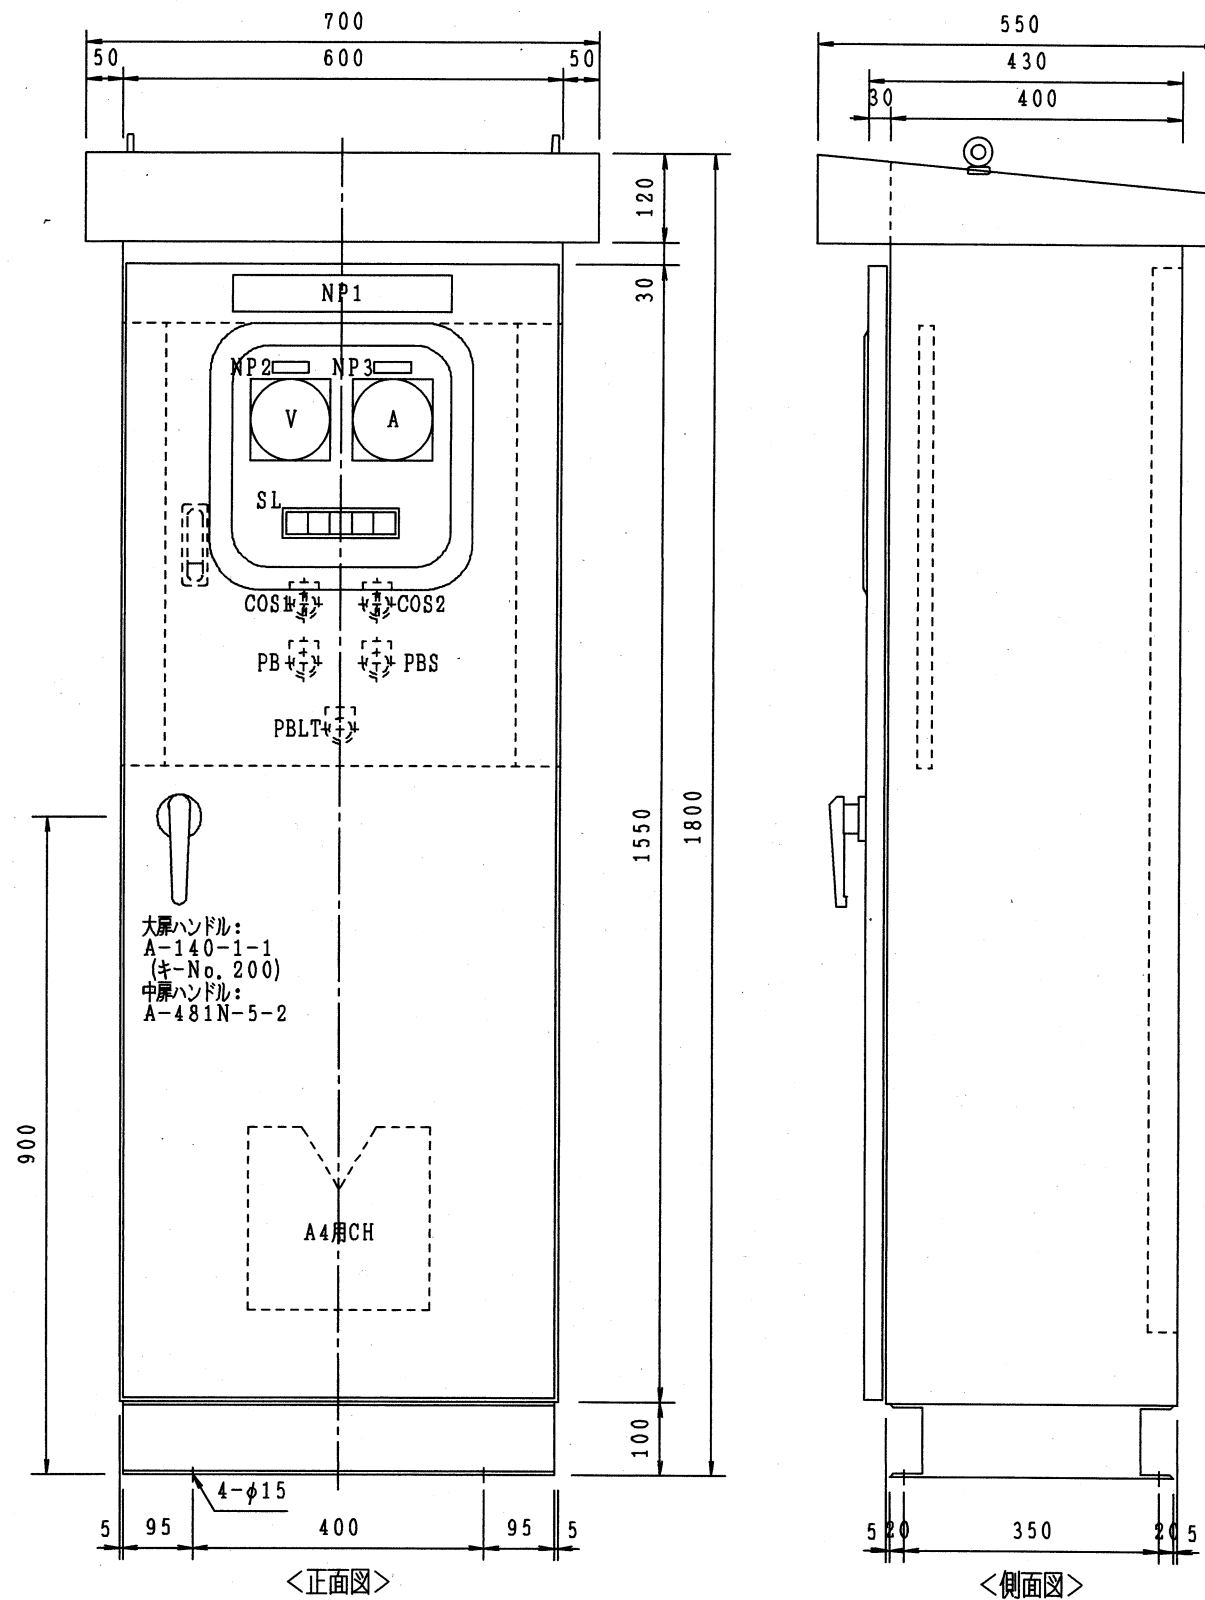

＜表示灯記銘板＞


|                    |                    |                    |                     |    |
|--------------------|--------------------|--------------------|---------------------|----|
| ポンプ<br>停止<br>(GL1) | ポンプ<br>運転<br>(RL1) | ポンプ<br>故障<br>(OL1) | 深井戸<br>低水位<br>(OL2) | 予備 |
|--------------------|--------------------|--------------------|---------------------|----|

＜銘板仕様＞

| 記号   | 記入文字       | 仕様         |
|------|------------|------------|
| NP1  | 西宮水源ポンプ制御盤 | 50×300×3t  |
| 2    | 電源電圧       | 15×50×2t   |
| 3    | ポンプ運転電流    | 15×50×2t   |
|      |            |            |
| COS1 | 手動一切ー自動    | リング記銘板 30φ |
| COS2 | 電極ー水位計ータイマ | リング記銘板 30φ |
| PB   | 運転         | リング記銘板 30φ |
| PBS  | 停止         | リング記銘板 30φ |
| PBLT | ランプテスト     | リング記銘板 30φ |



＜盤仕様＞

|     |                          |
|-----|--------------------------|
| 形式  | 鋼板製屋外閉鎖自立形               |
| 板厚  | 函体2.3 t, 扉2.3 t, 中板2.3 t |
| ベース | 50×100×5 t □             |
| 塗装色 | マンセル5 Y 7 / 1 全ツヤ        |

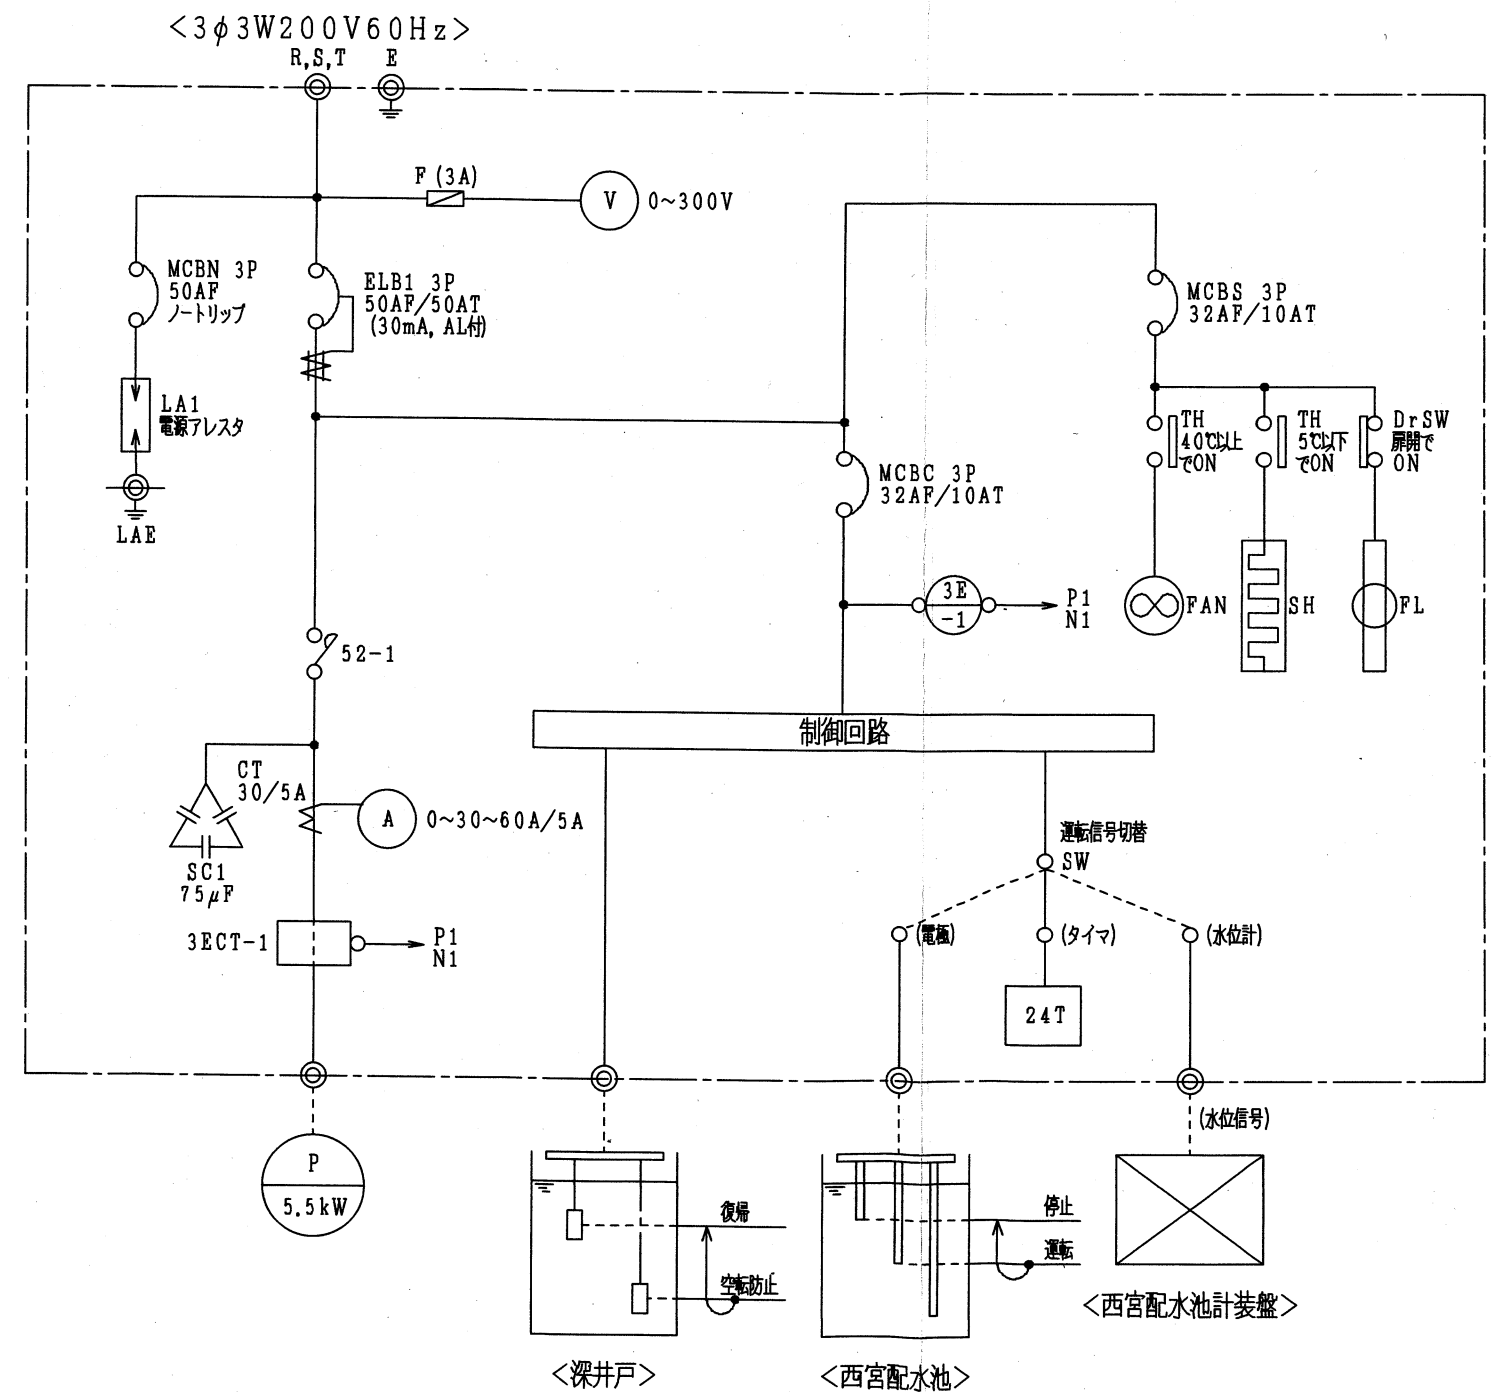

(尺度: 1 / 10)

＜西宮水源計装盤 外形図＞

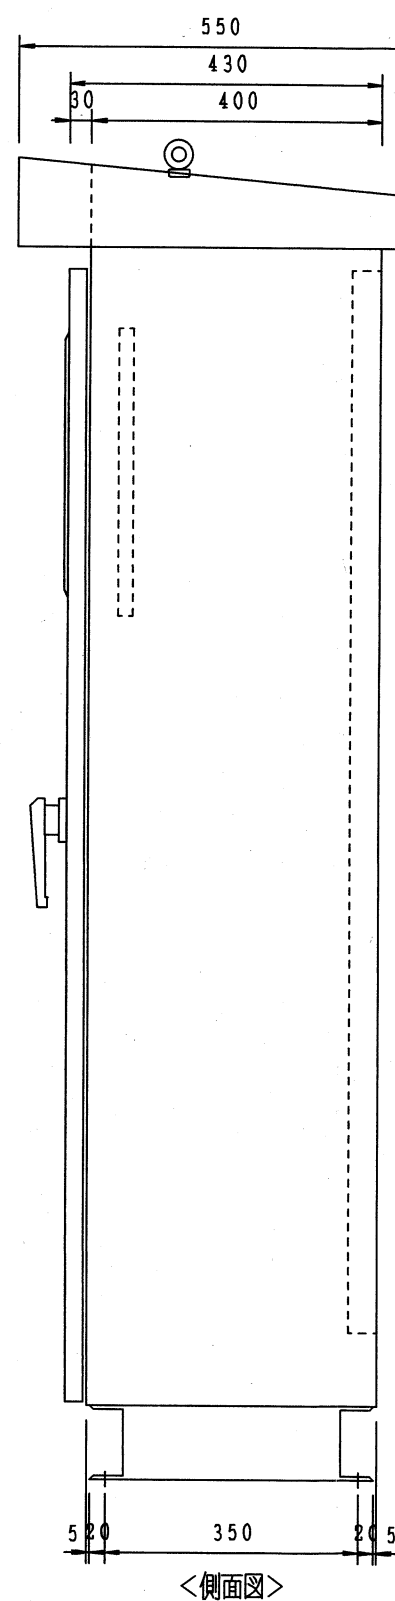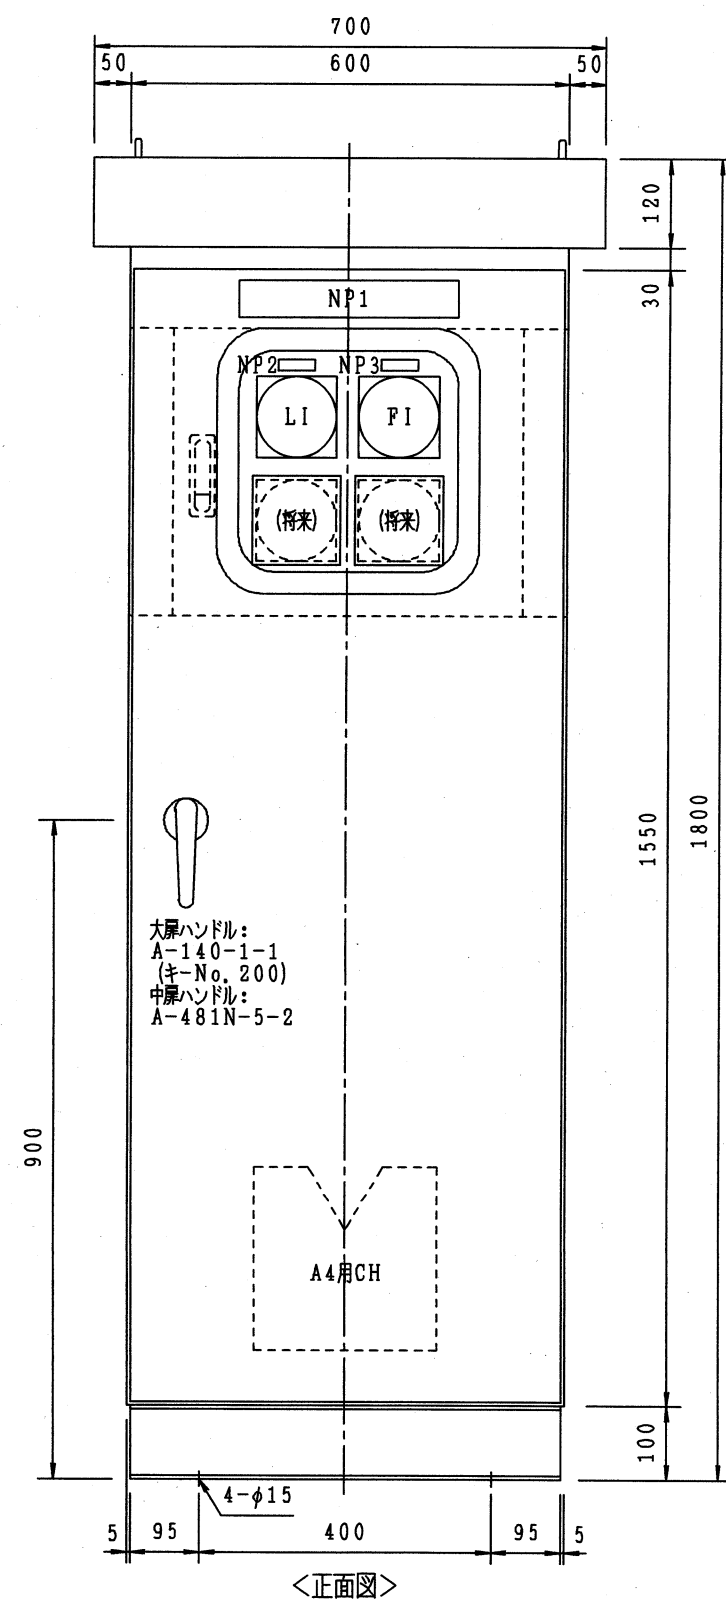


＜銘板仕様＞


| 記号  | 記入文字    | 仕様        |
|-----|---------|-----------|
| NP1 | 西宮水源計装盤 | 50×300×3t |
| 2   | 深井戸水位   | 15×50×2t  |
| 3   | 取水流量    | 15×50×2t  |
|     |         |           |
|     |         |           |
|     |         |           |
|     |         |           |
|     |         |           |

＜盤仕様＞

|     |                       |
|-----|-----------------------|
| 形式  | 鋼板製屋外閉鎖自立形            |
| 板厚  | 函体2.3t, 扉2.3t, 中板2.3t |
| ベース | 50×100×5t □           |
| 塗装色 | マンセル5Y7/1 全ツヤ         |

<1φ2W100V60Hz>

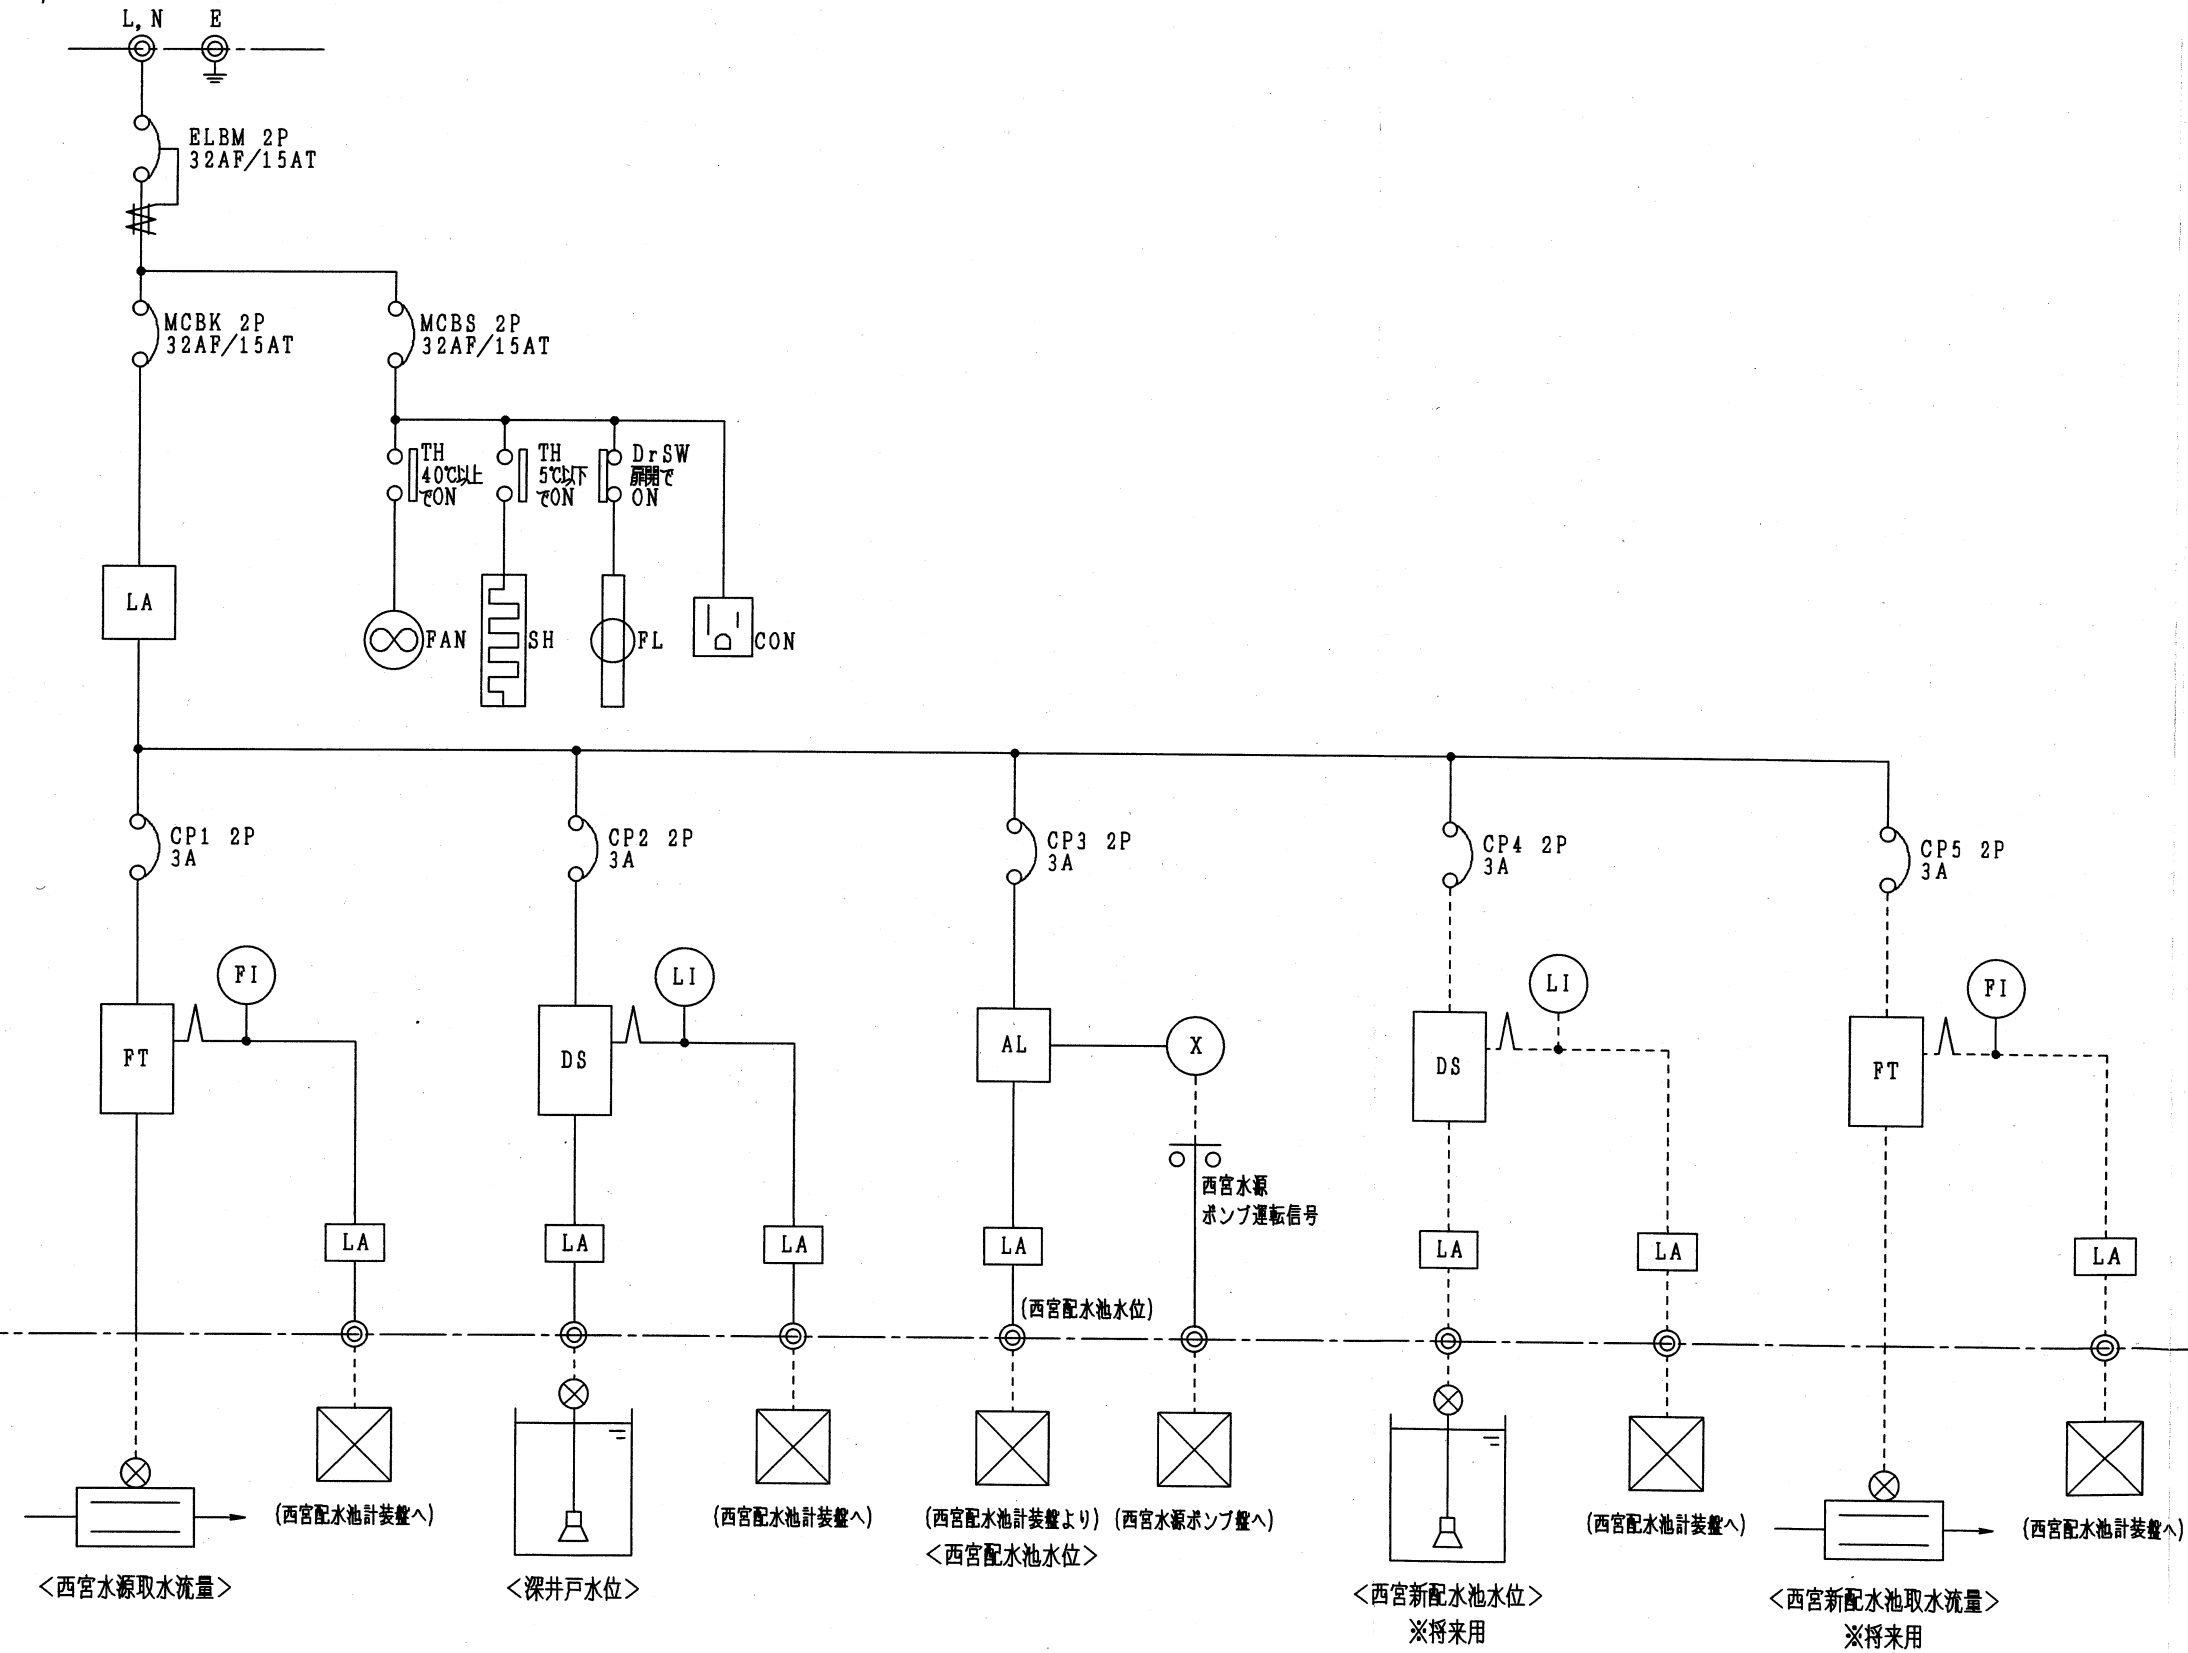


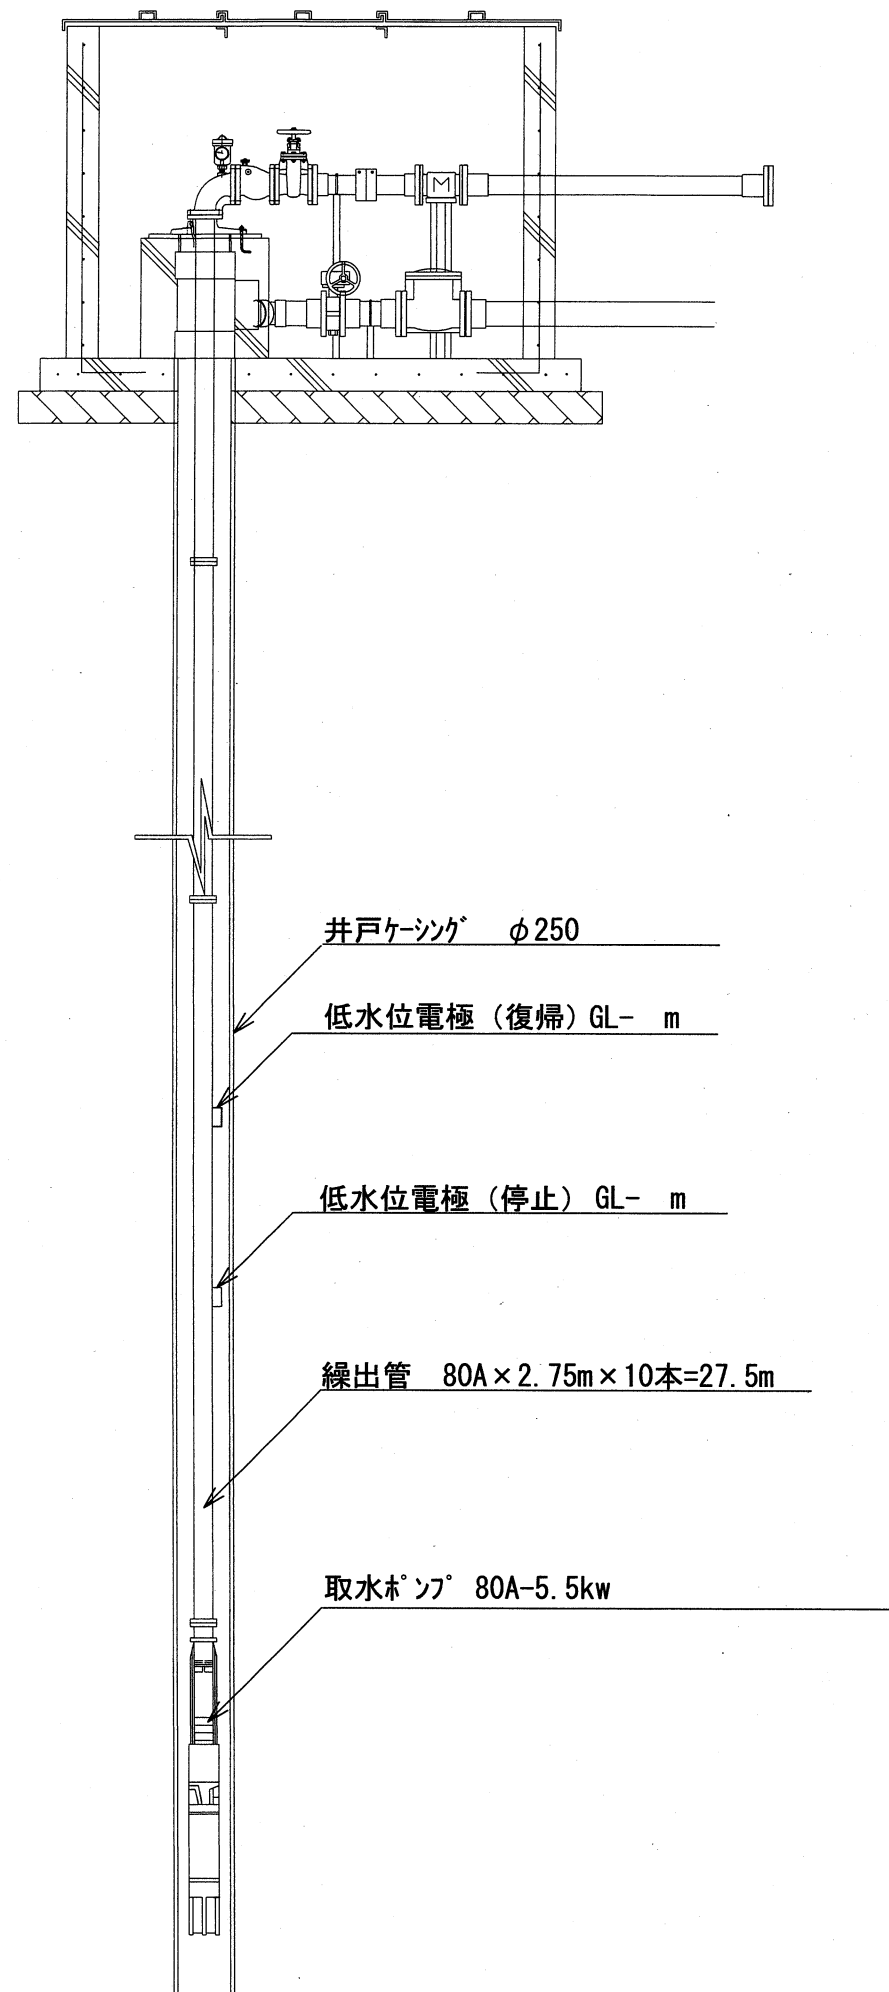


#### 取水ポンプ要項

|            |                    |
|------------|--------------------|
| 口 径        | 80A                |
| 段 数        | 2段                 |
| 出 力        | 5.5kw／200V／60Hz    |
| 揚 水 量      | 420L／min           |
| 揚 程        | 44m                |
| 水中ケーブル(仮設) | 3.5s-3c40m-1本      |
| 線 出 管(仮設)  | 80A 2.75m 両ワッヅ 10本 |



|         |            |         |  |
|---------|------------|---------|--|
| 工 事 名   | 西宮深井戸水源ポンプ |         |  |
| 図 面 名 称 | 設置工事       |         |  |
| 縮 尺     | FREE       | 図 面 番 号 |  |
|         |            |         |  |

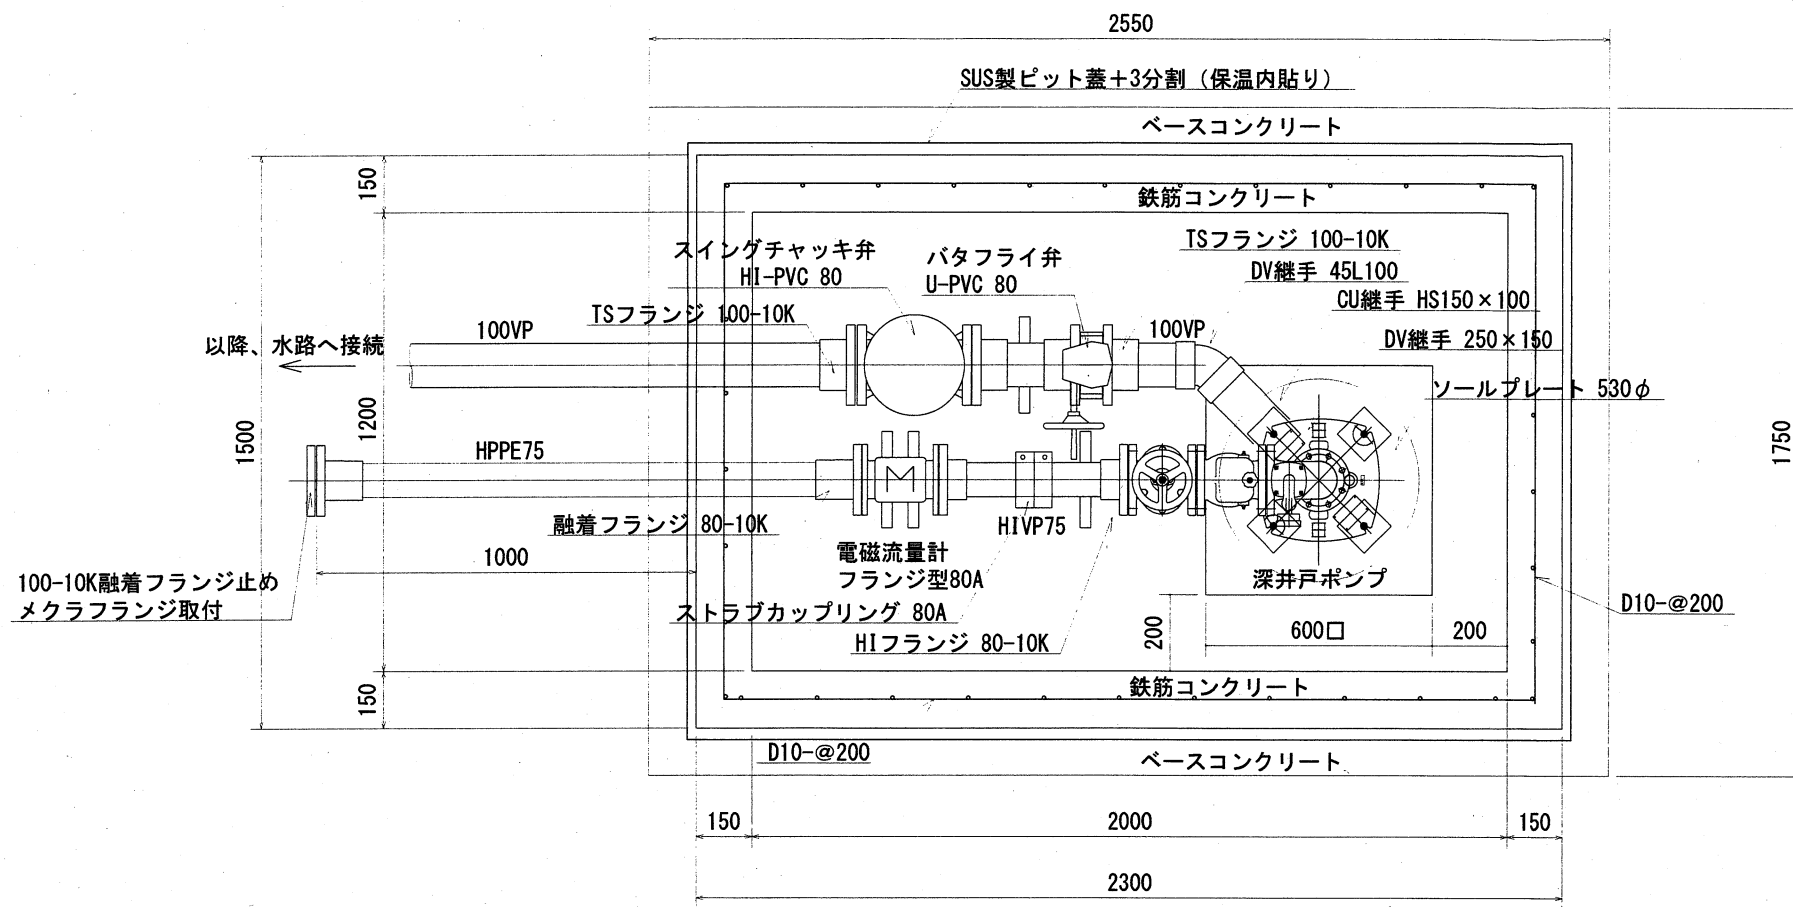

井戸ピット平面図 S=1/20

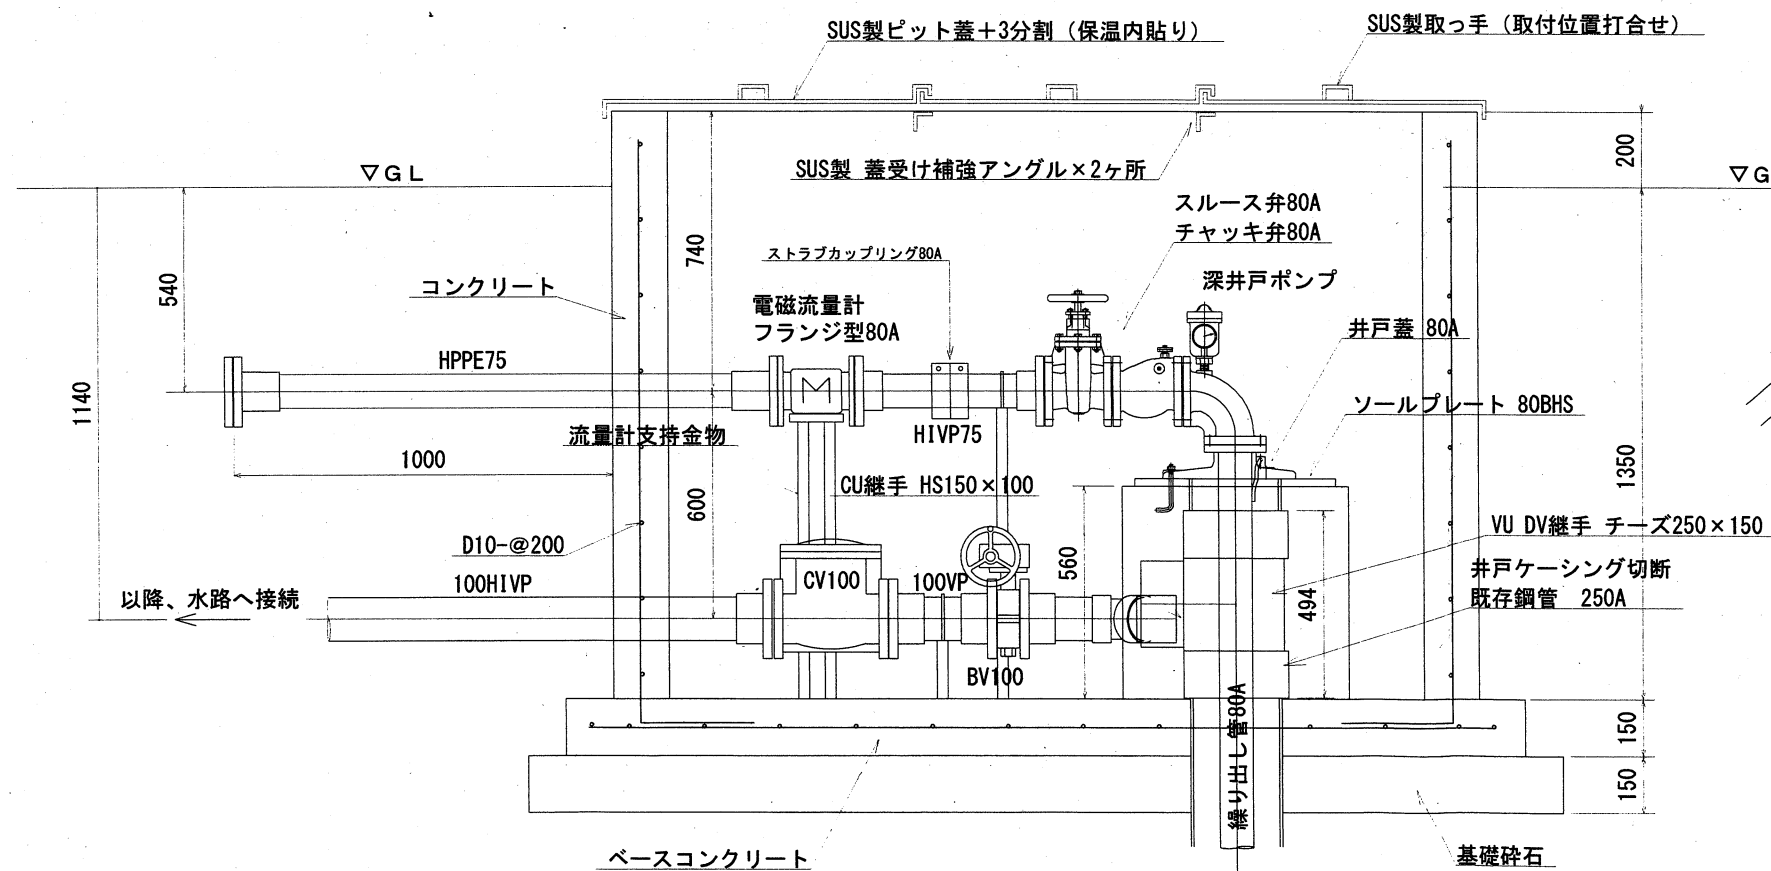


井戸ピット断面図 S=1/20

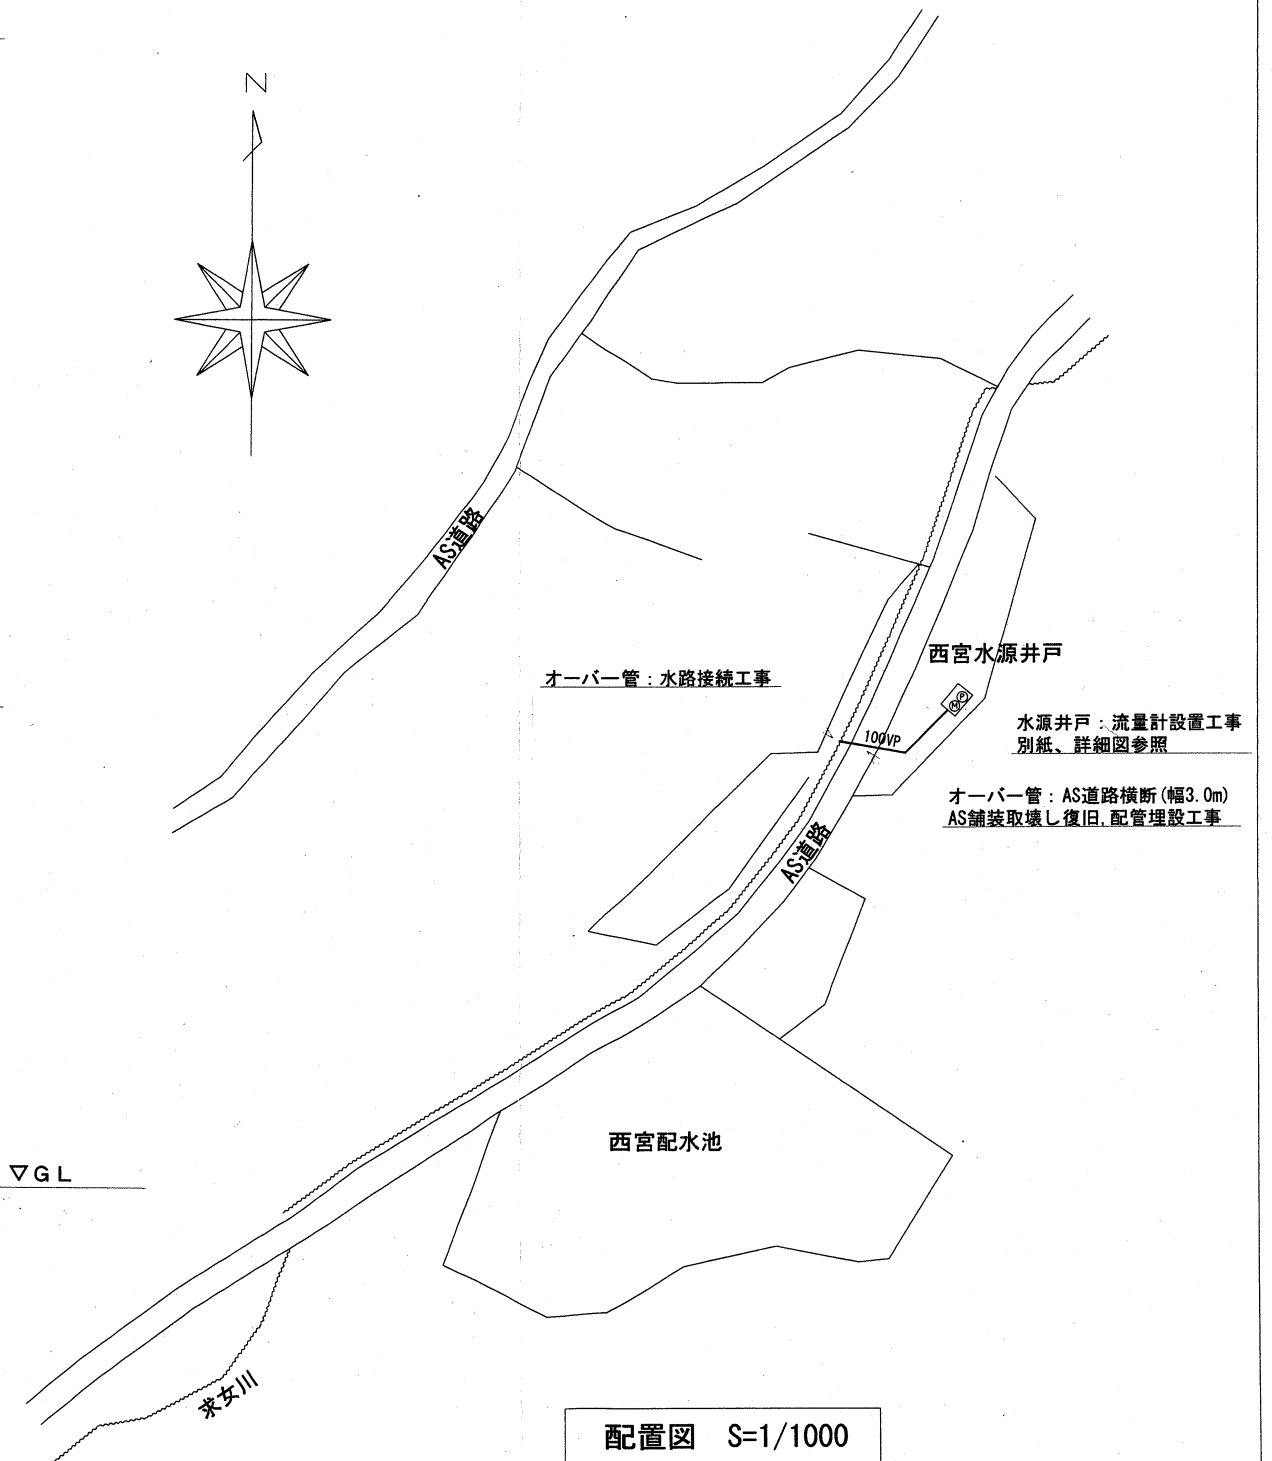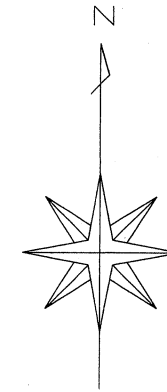


配置図 S=1/1000


|                  |                |  |     |    |
|------------------|----------------|--|-----|----|
| 工事名<br>図面名<br>縮尺 | 西宮深井戸水源ポンプ設置工事 |  |     |    |
|                  | 配置図 平面図 断面図    |  |     | 番号 |
|                  | FREE           |  | 設計日 |    |
|                  |                |  |     |    |

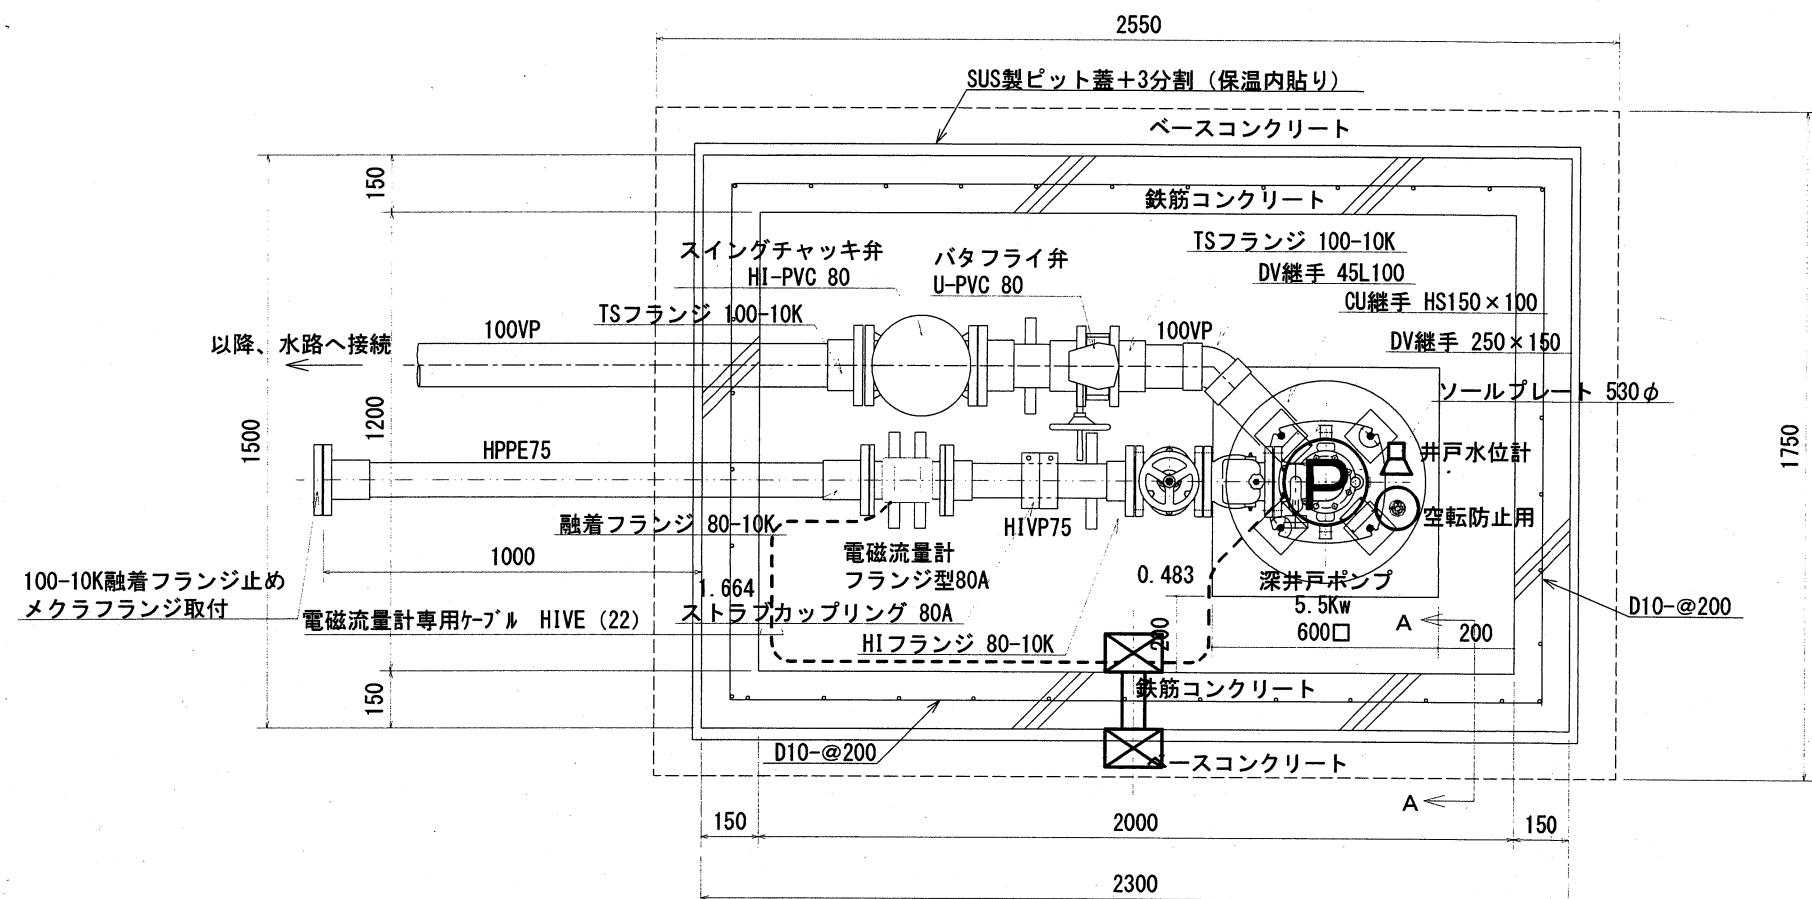


井戸ピット平面図 S=1/20

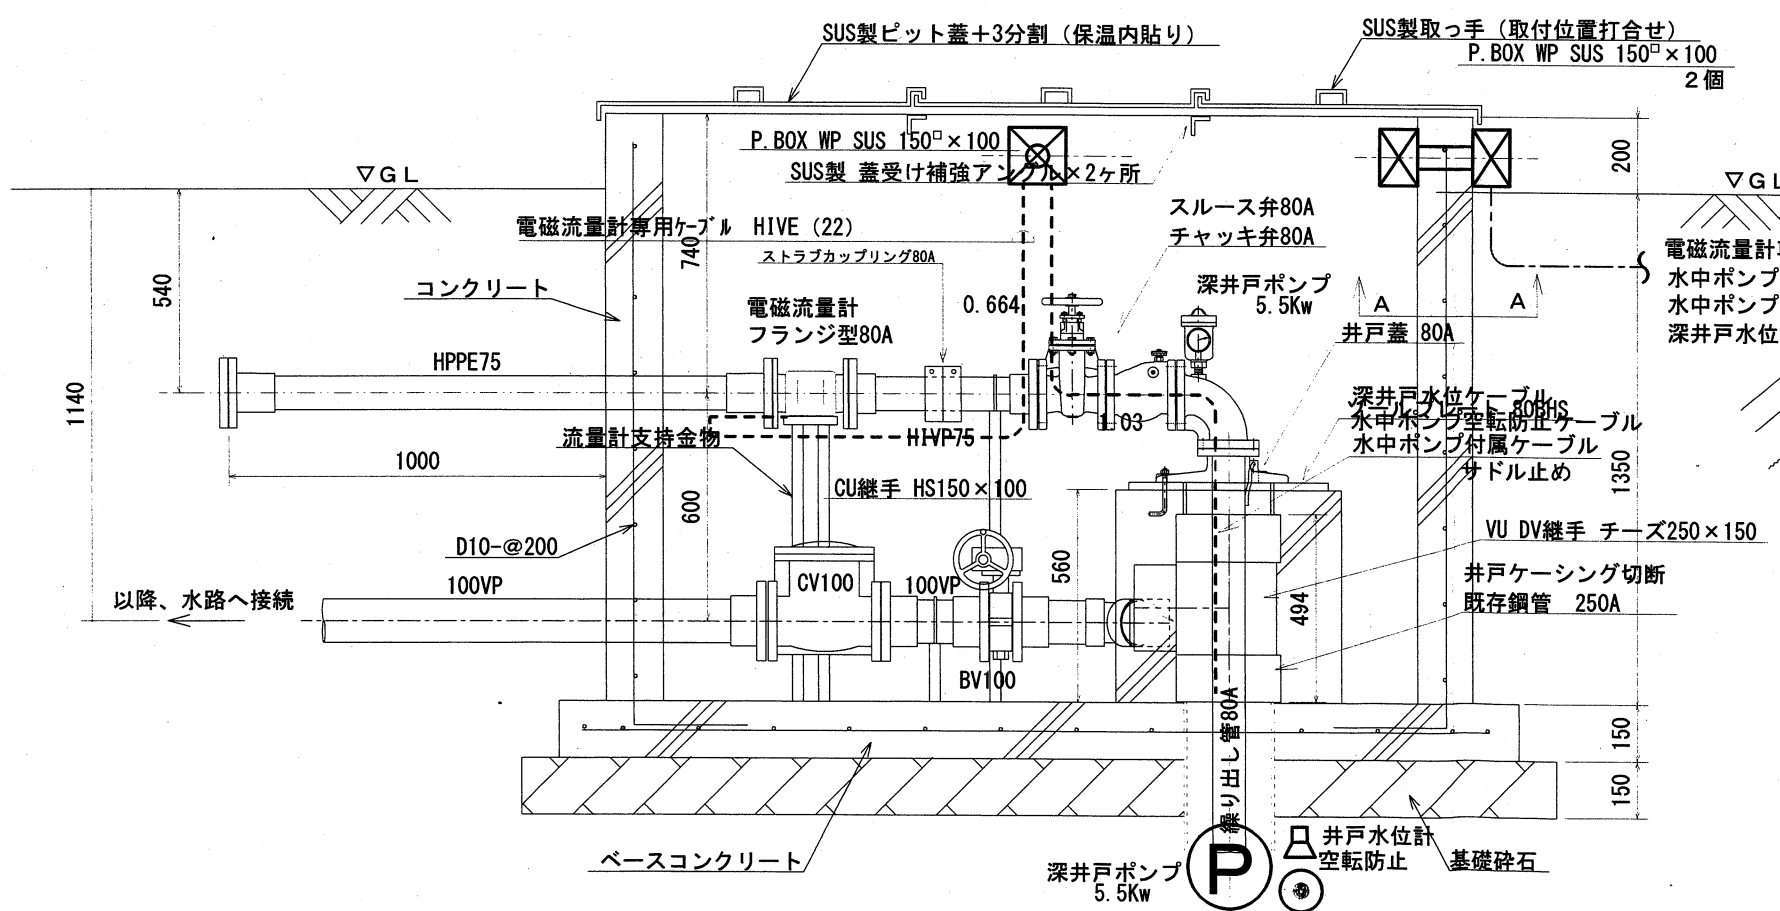

井戸ピット断面図 S=1/20

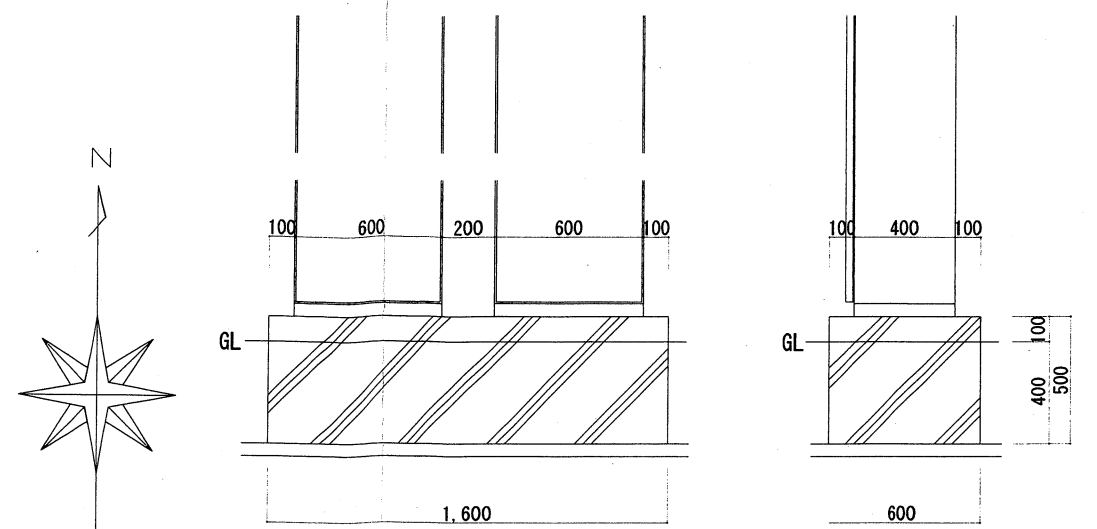


ポンプ制御盤・計装盤基礎図

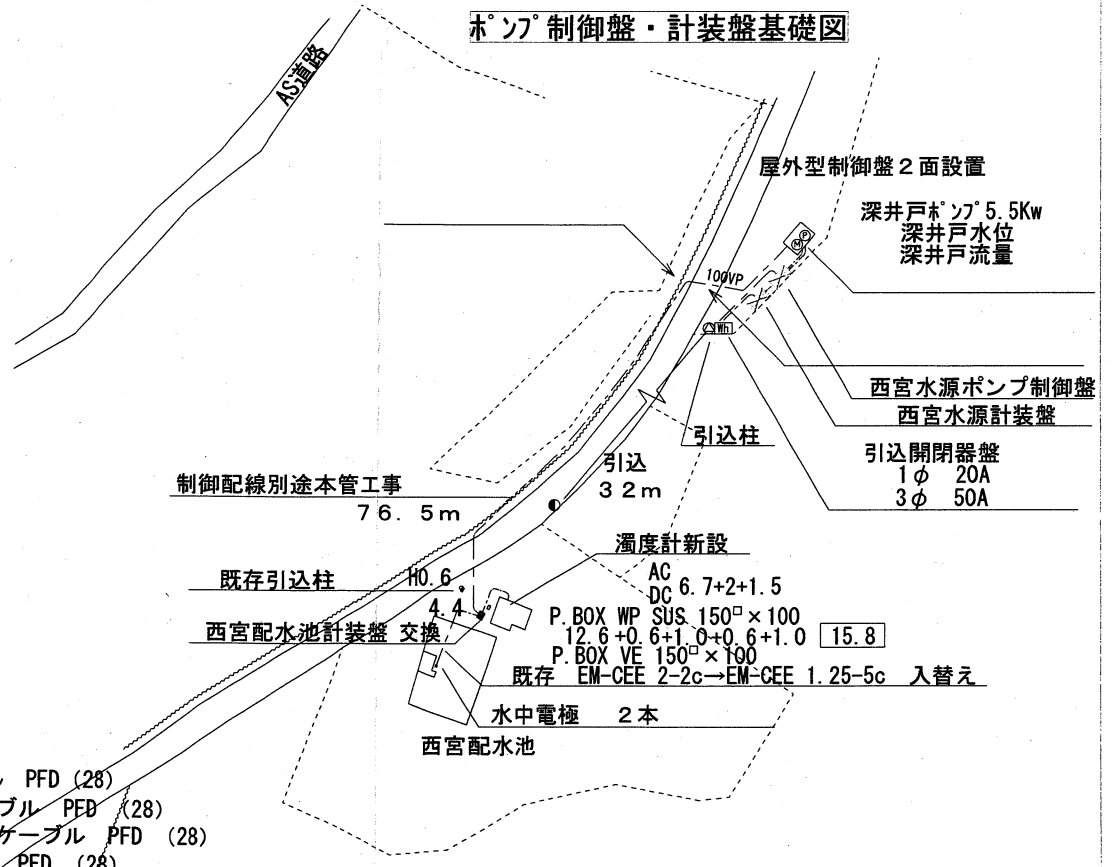


配置図 S=1/1000

| 工事名<br>図面名<br>縮尺 | 西宮深井戸水源ポンプ設置工事 |  |    |
|------------------|----------------|--|----|
|                  | 配線図            |  | 番号 |
|                  | FREE           |  |    |
|                  |                |  |    |

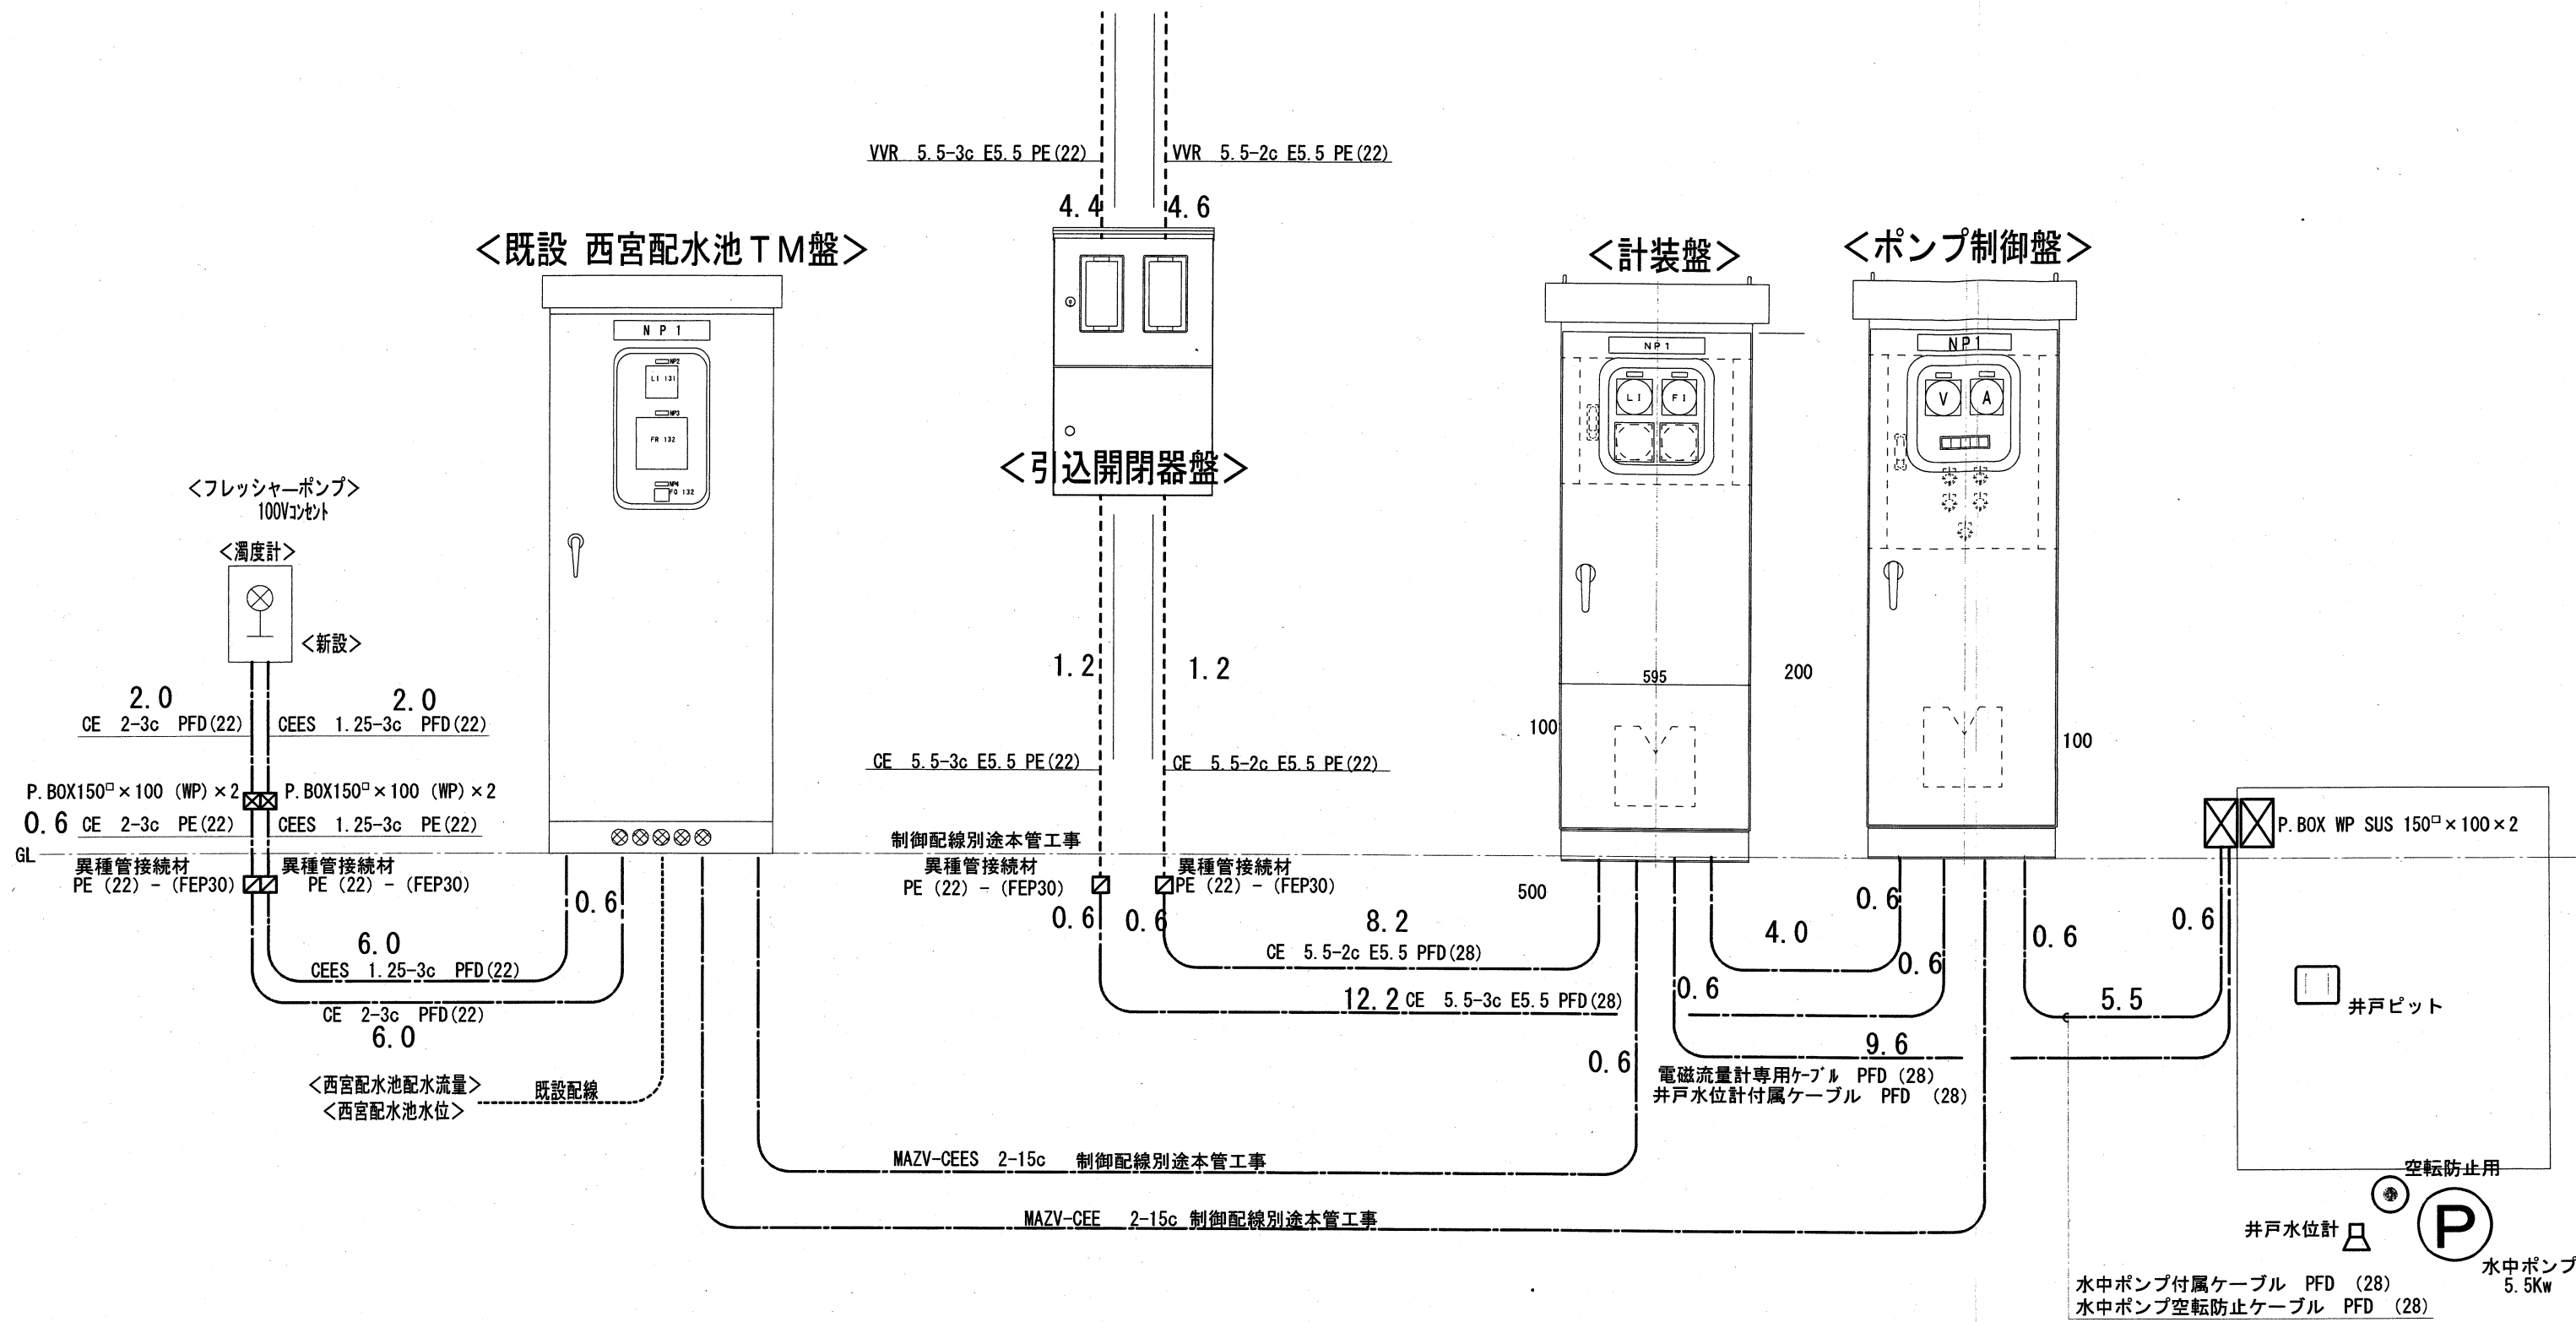


|                  |                |     |    |
|------------------|----------------|-----|----|
| 工事名<br>図面名<br>縮尺 | 西宮深井戸水源ポンプ設置工事 |     |    |
|                  | 配線系統図          |     | 番号 |
|                  | FREE           | 設計日 |    |
|                  |                |     |    |

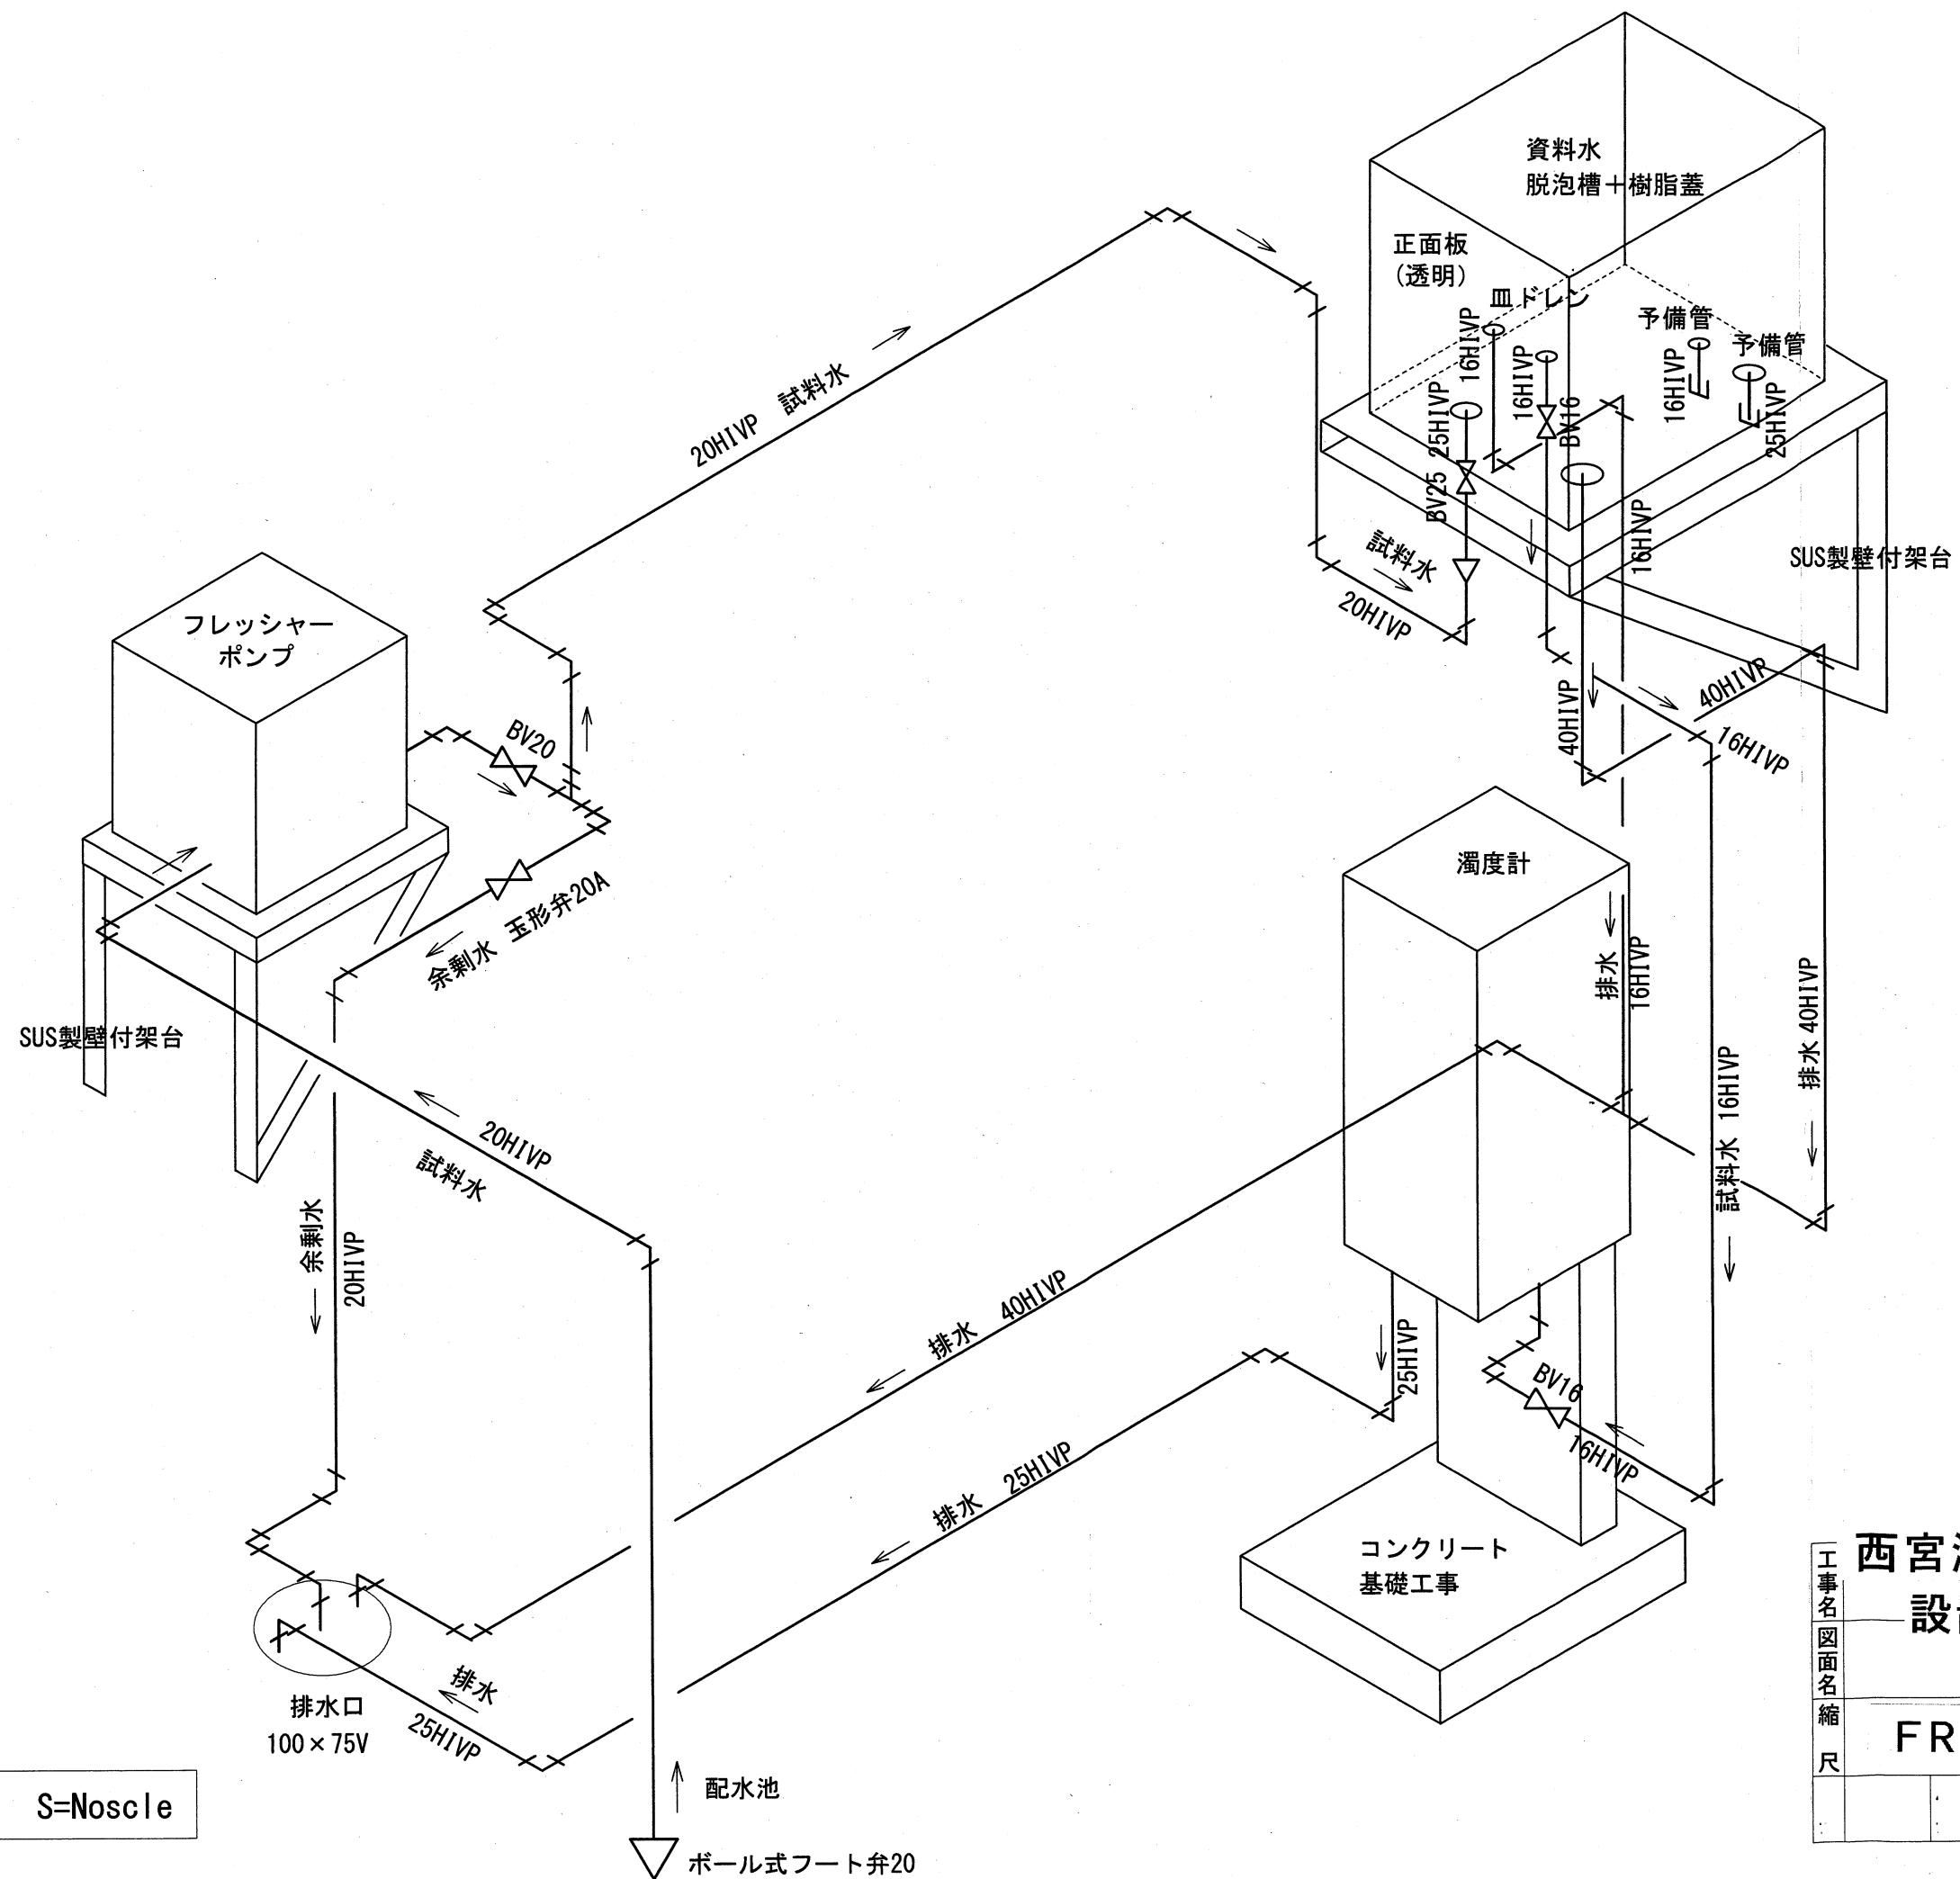


アイソメ図 S=Noscle


|            |      |    |    |
|------------|------|----|----|
| 西宮深井戸水源ポンプ |      |    |    |
| 設置工事       |      |    |    |
| 工事名        | 図面名  | 縮尺 | 番号 |
|            | FREE |    |    |

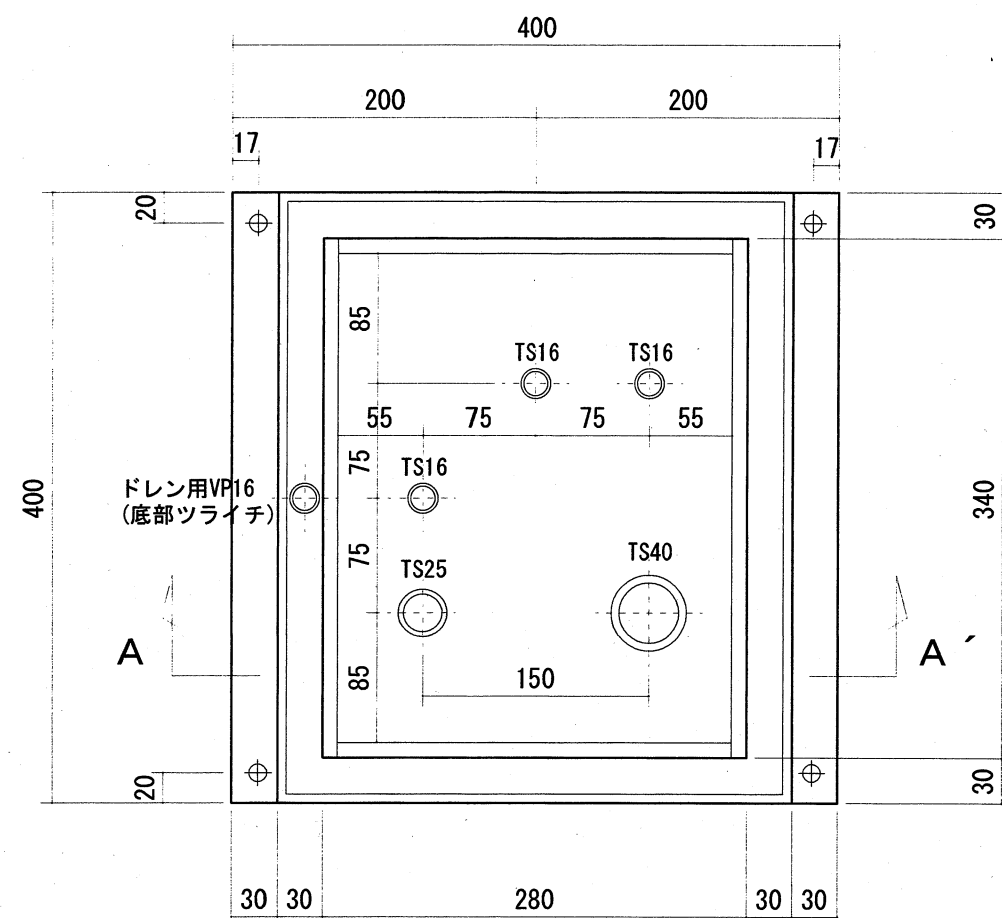

脱泡槽平面図 S=1/5

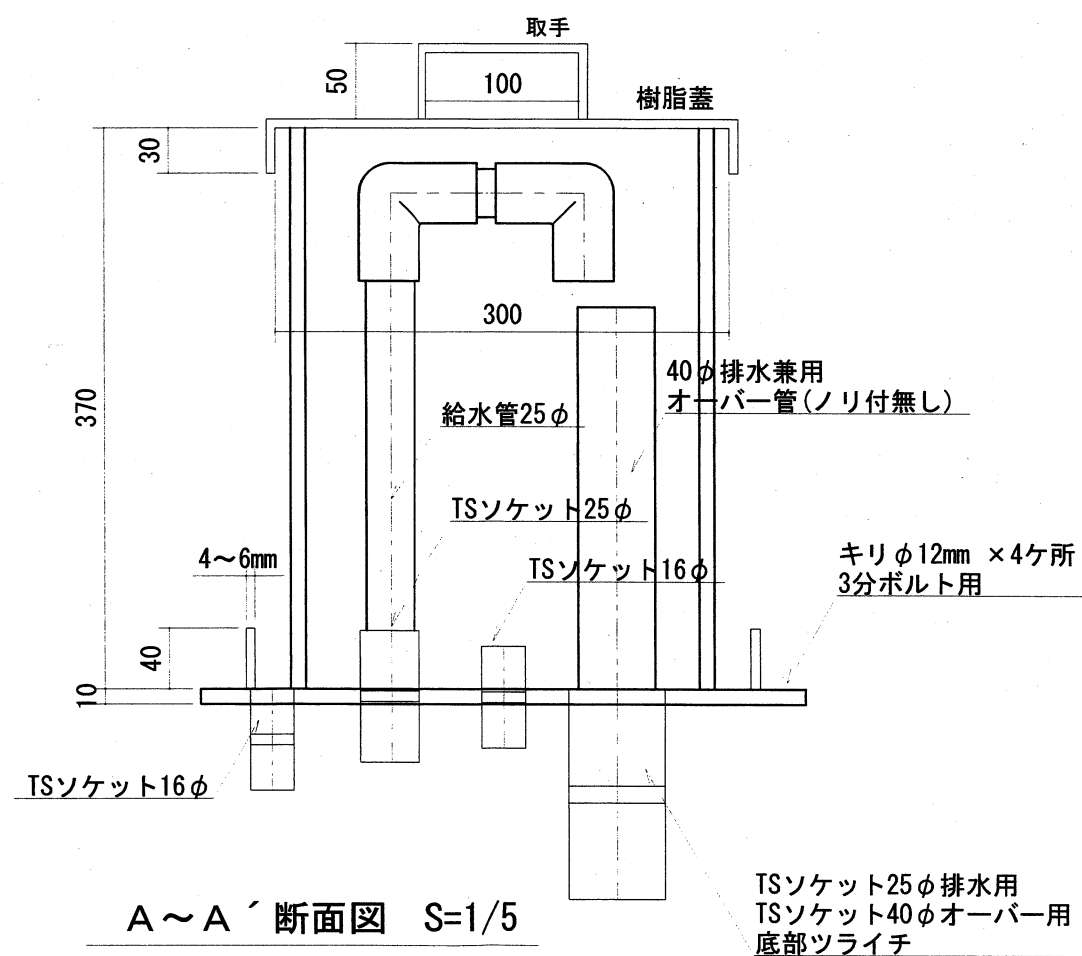

A~A'断面図 S=1/5

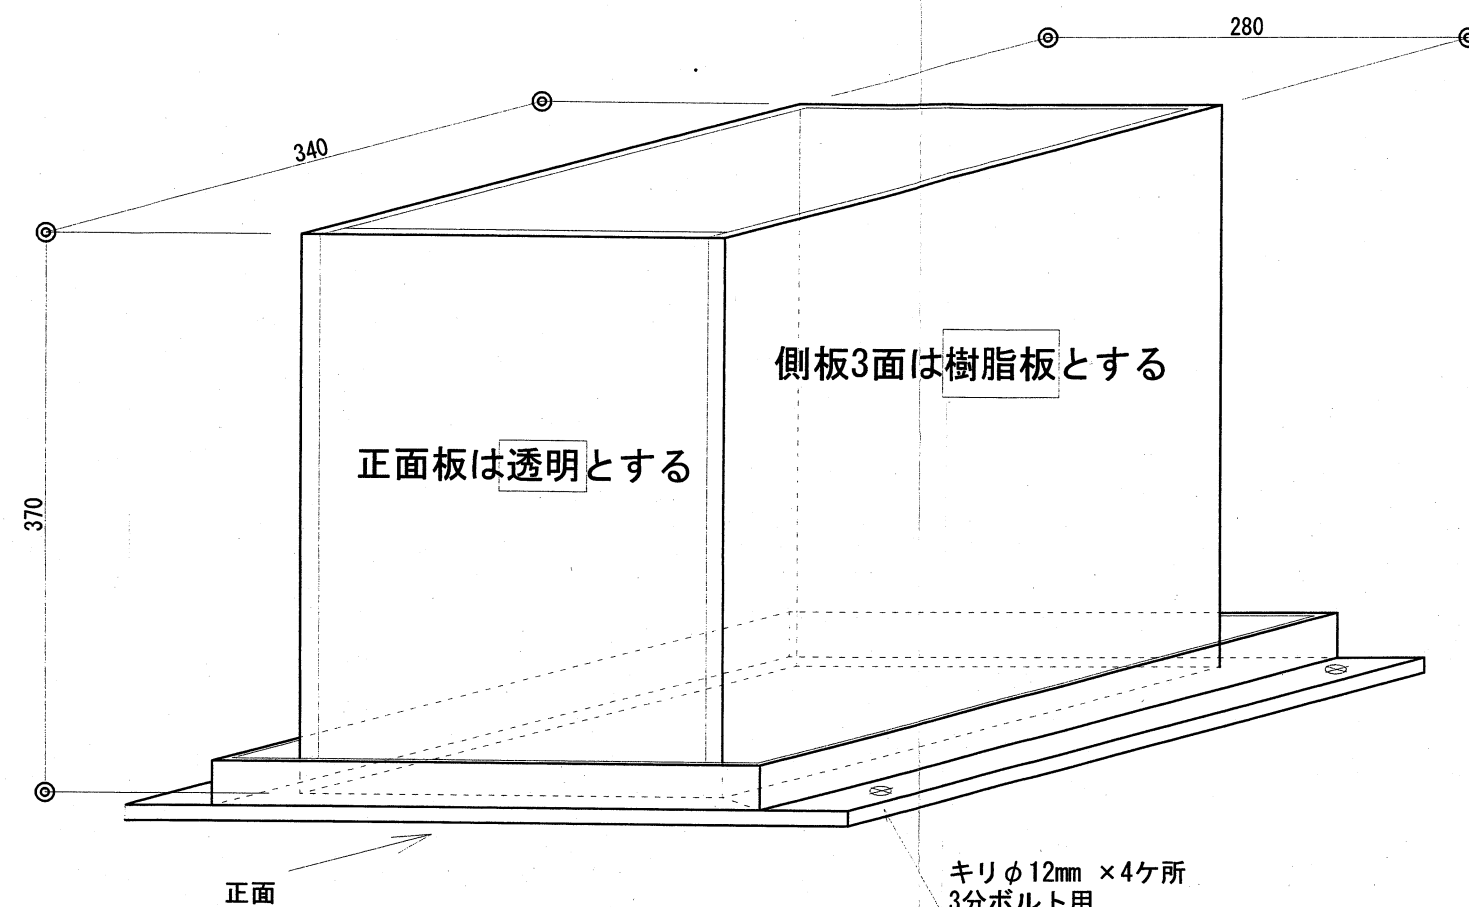

脱泡槽立面図 ※樹脂蓋製作共

脱泡槽 (試料水系統)

|                  |                    |  |  |  |    |  |
|------------------|--------------------|--|--|--|----|--|
| 工事名<br>図面名<br>縮尺 | 西宮深井戸水源ポンプ<br>設置工事 |  |  |  | 番号 |  |
|                  | FREE               |  |  |  |    |  |
|                  |                    |  |  |  |    |  |
|                  |                    |  |  |  |    |  |