




【 平面図 】 S=1/100

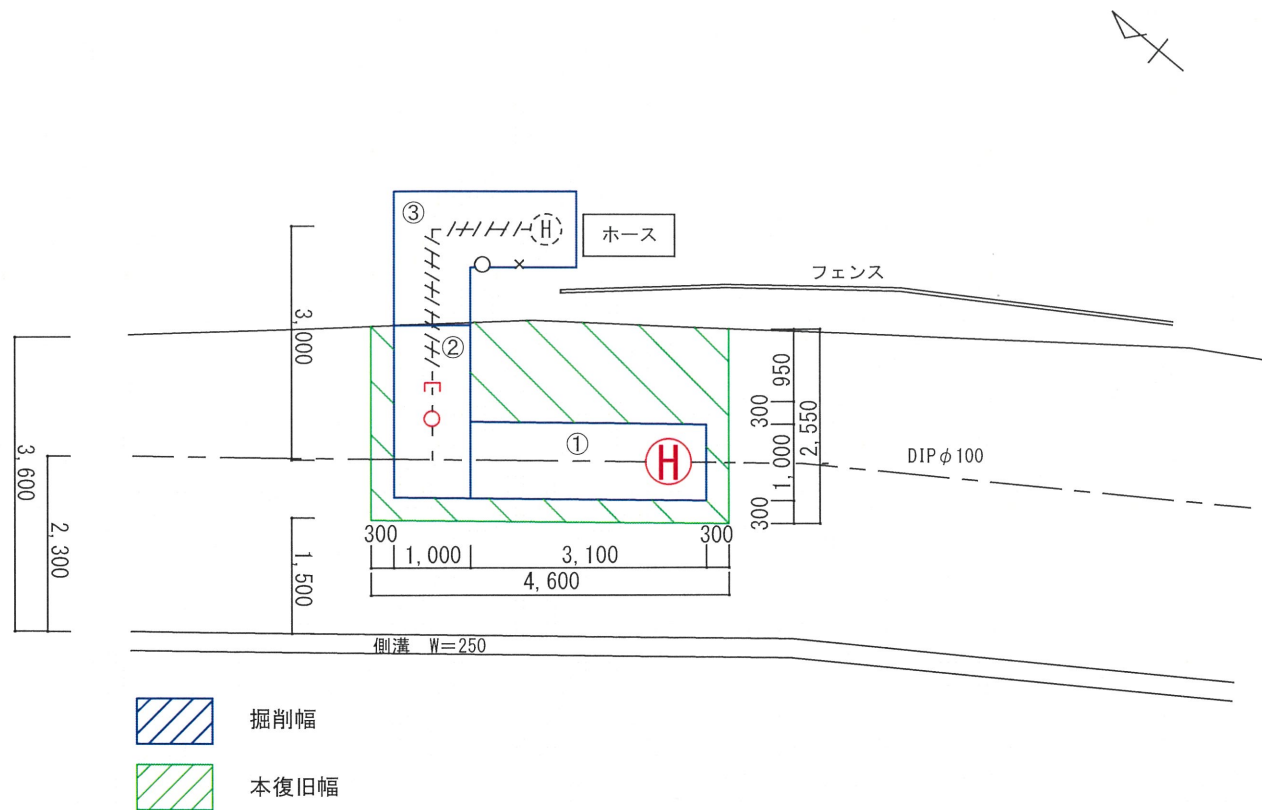

【 縦横断面図 】 S=1/40

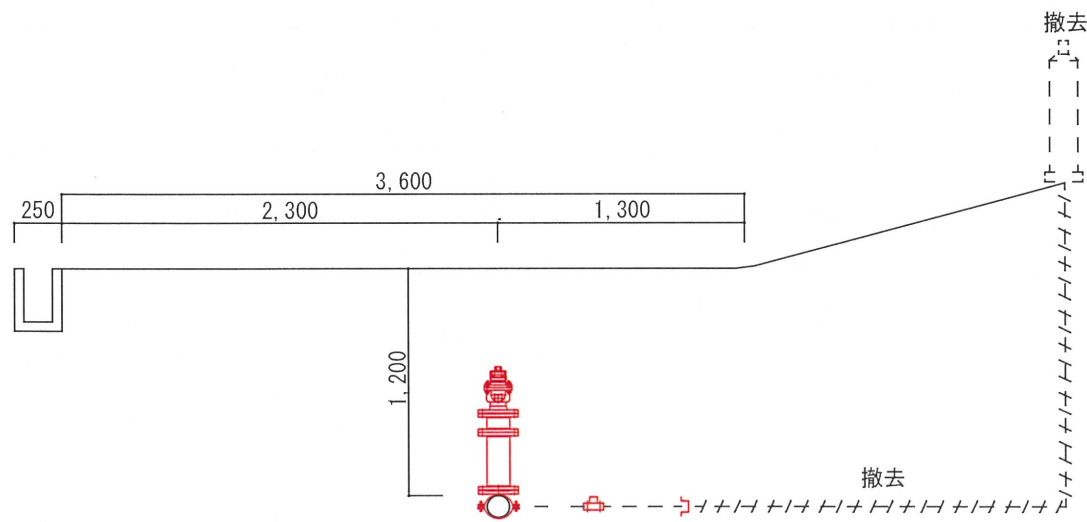



【 断面図 】 S=1/40

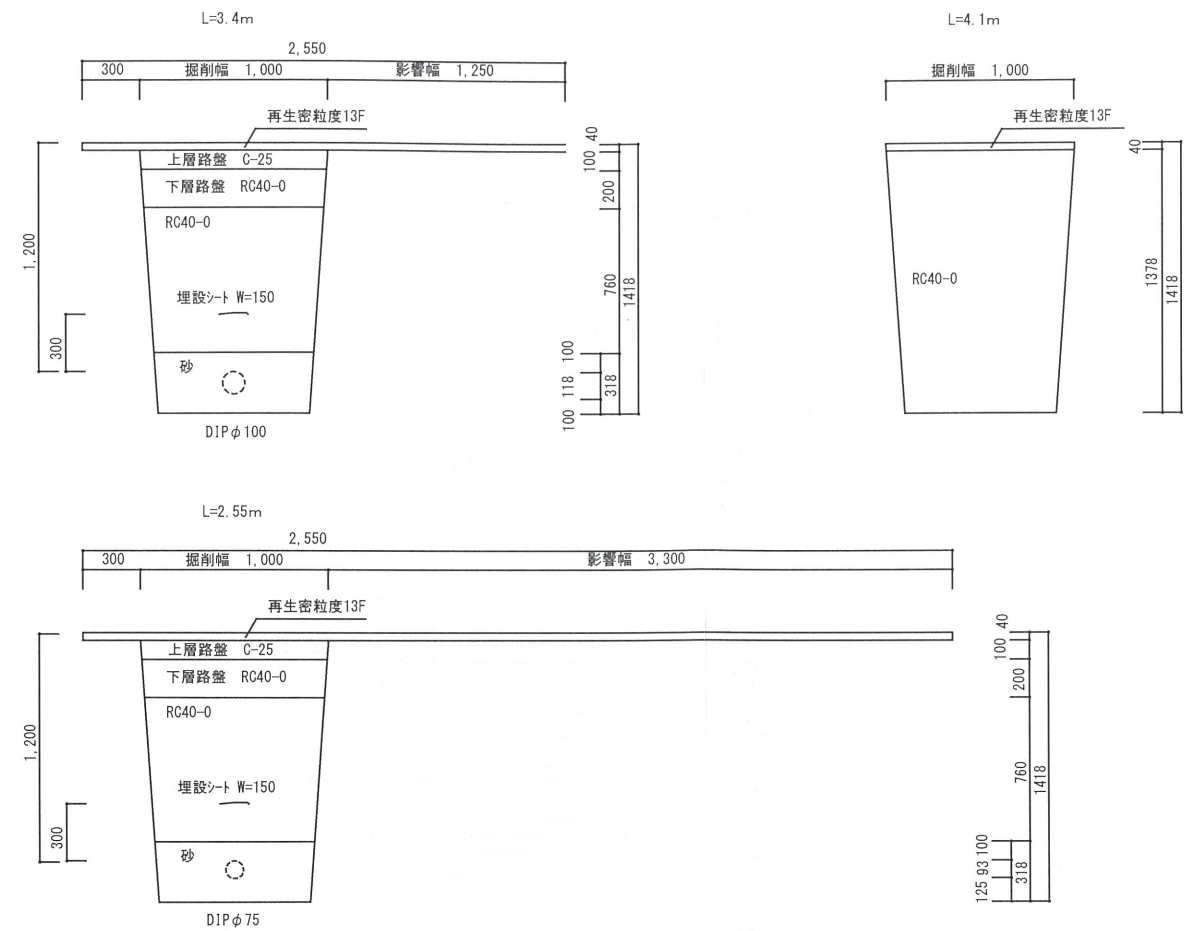

【 管路図 】 S=FREE

トミス TTV1B-10AIH17 (東御市消火栓用鉄蓋)
トミス レジン上部 KVVJ-A (200)
トミス レジン中部 KNVJ-B (200)
トミス レジン下部 KNVJ-C2 (200)
トミス 底板 KNVJ-D (40)

地下式消火栓 (MS-N II 排水弁付) 150H副弁付
フランジ短管 φ 75 × 250

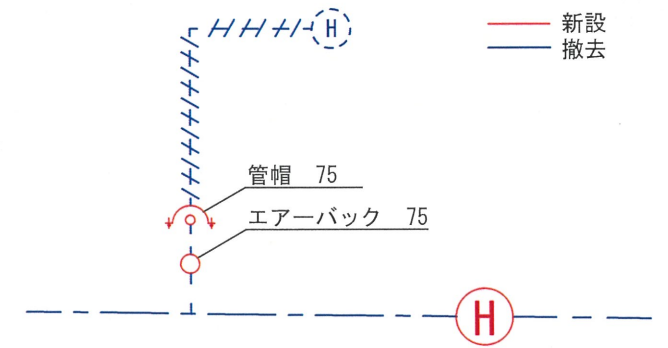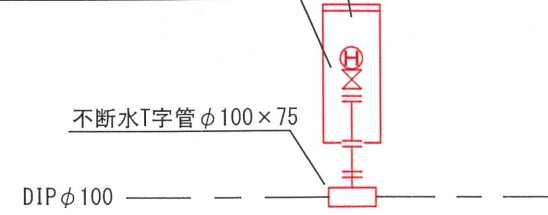

工事名	県 消火栓更新工事
位置	東御市県175-2付近
縮尺	図示
施工	