



位置図 S=1:5,000 (A1)

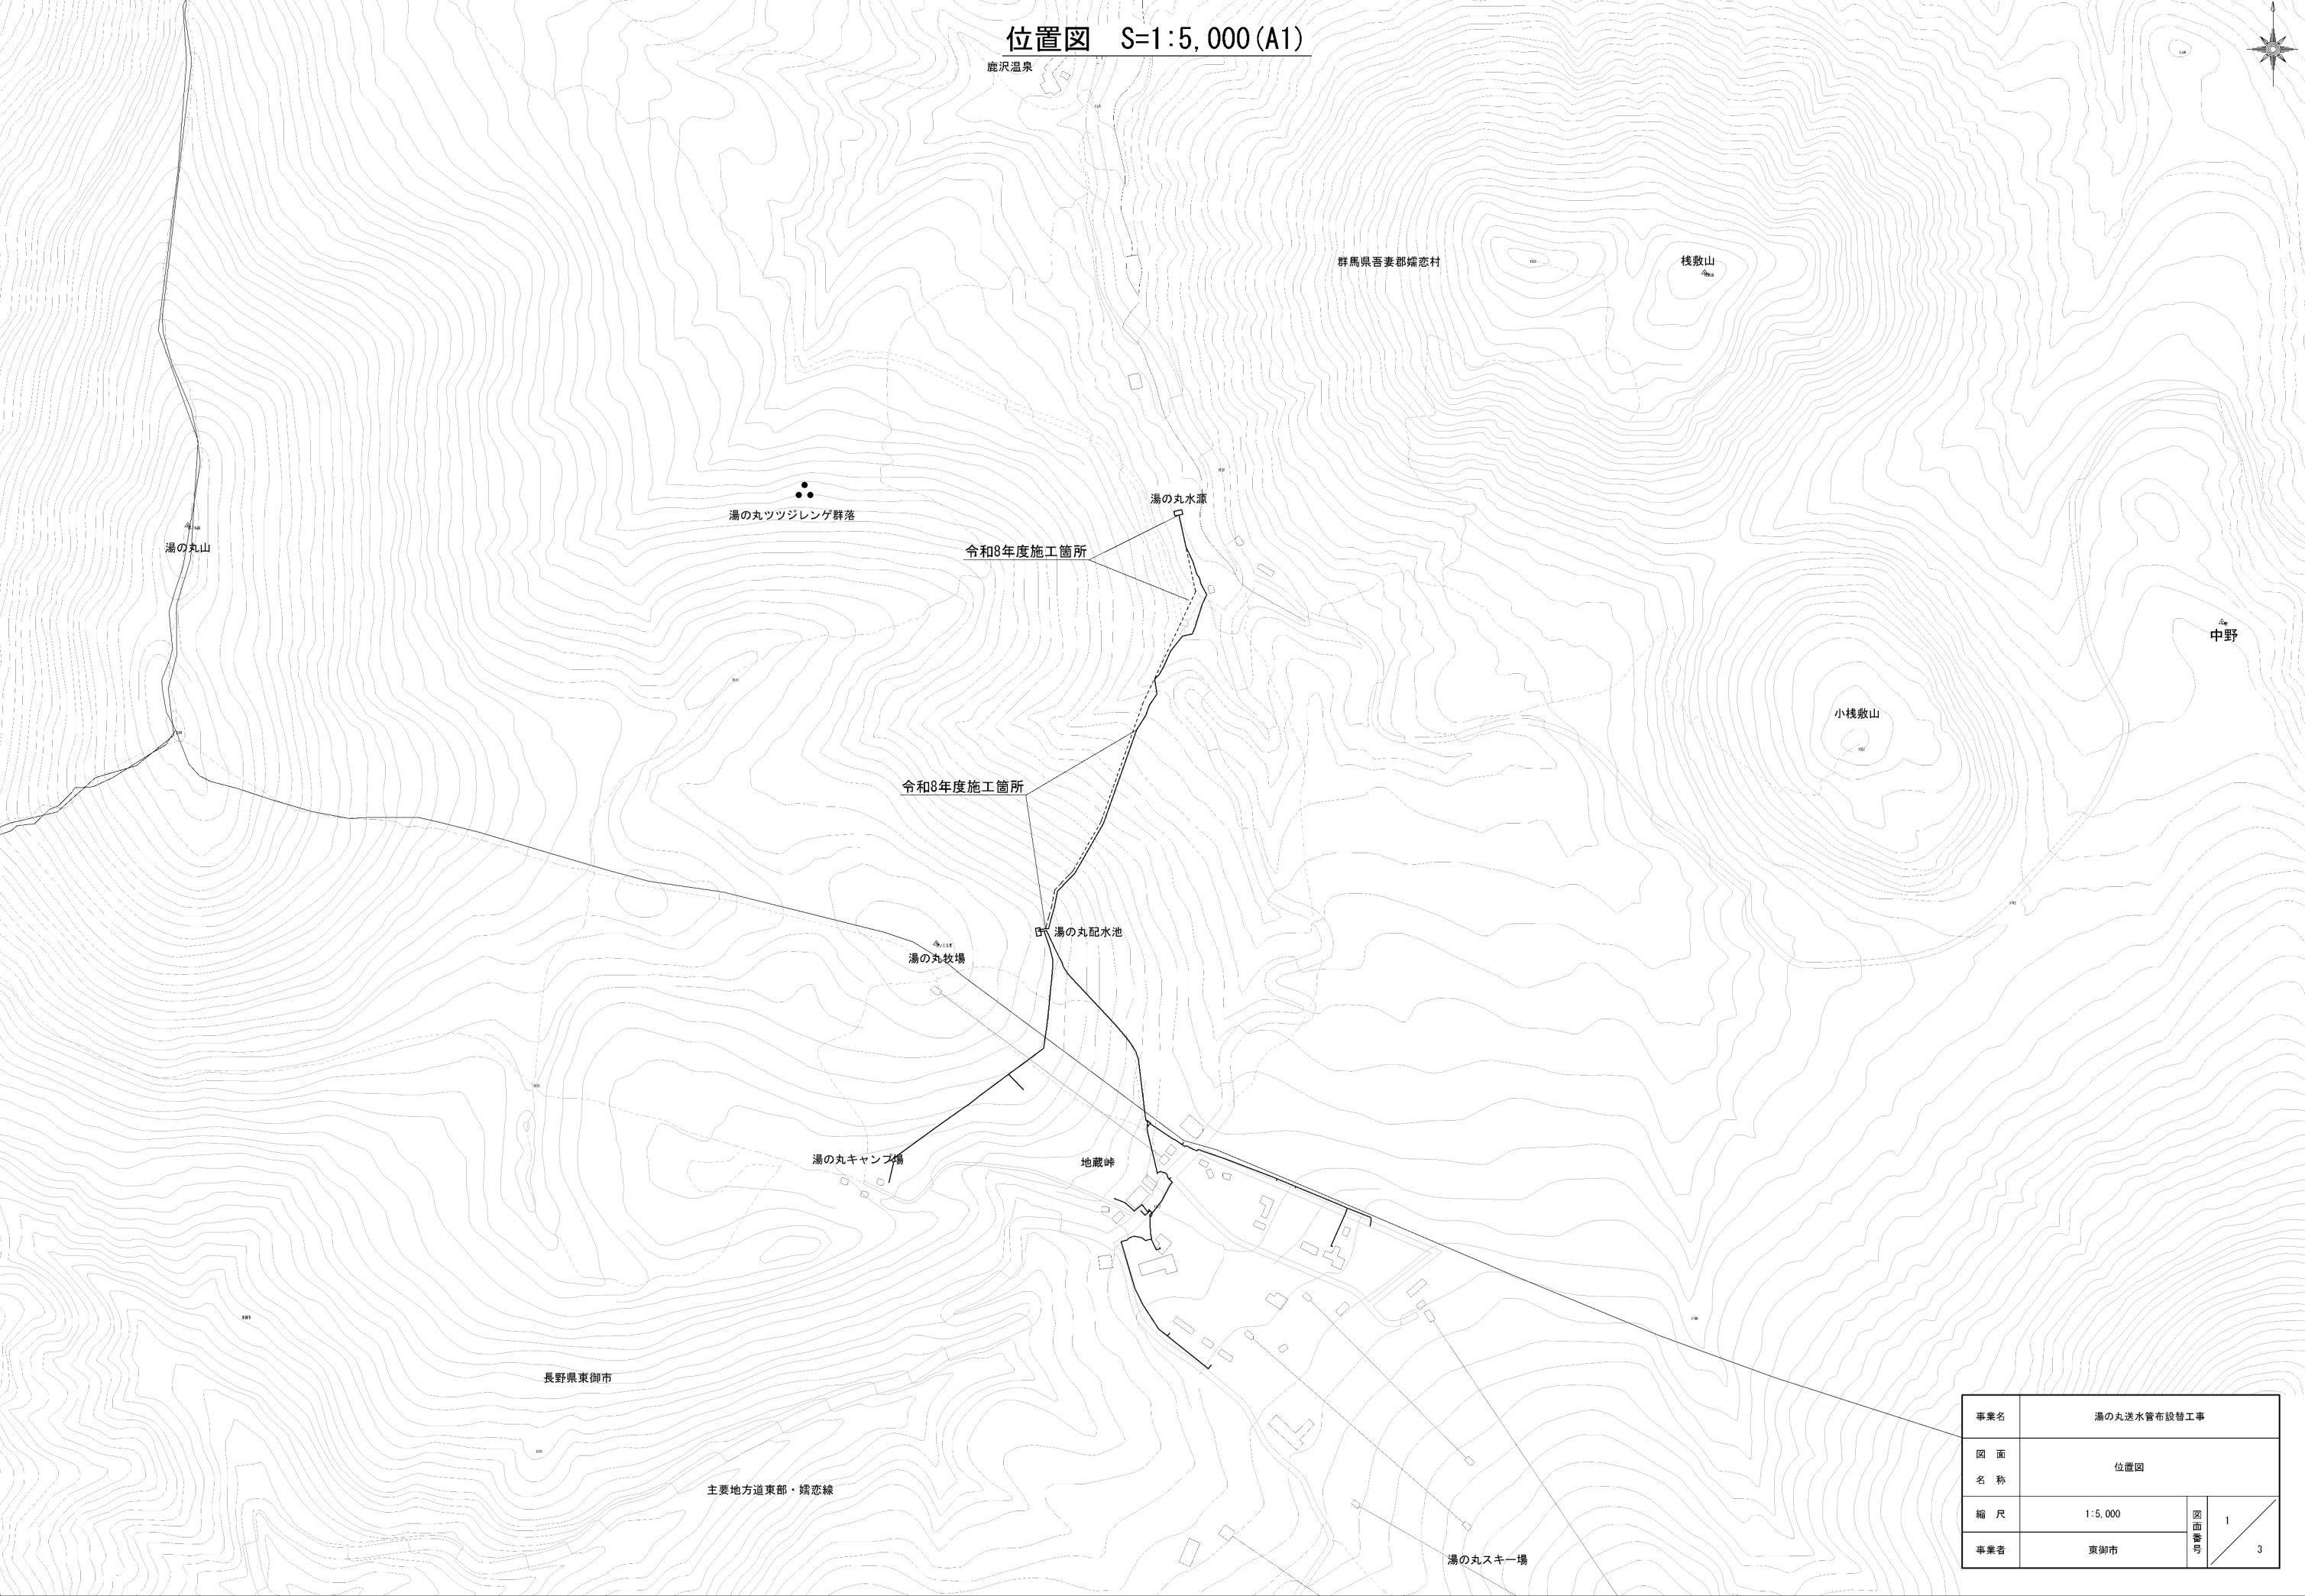

事業名	湯の丸送水管布設替工事		
図面名称	位置図		
縮尺	1:5,000	図面番号	1
事業者	東御市		3

送水管平面図 S=1:2,500 (A1)


群馬県吾妻郡端恋村

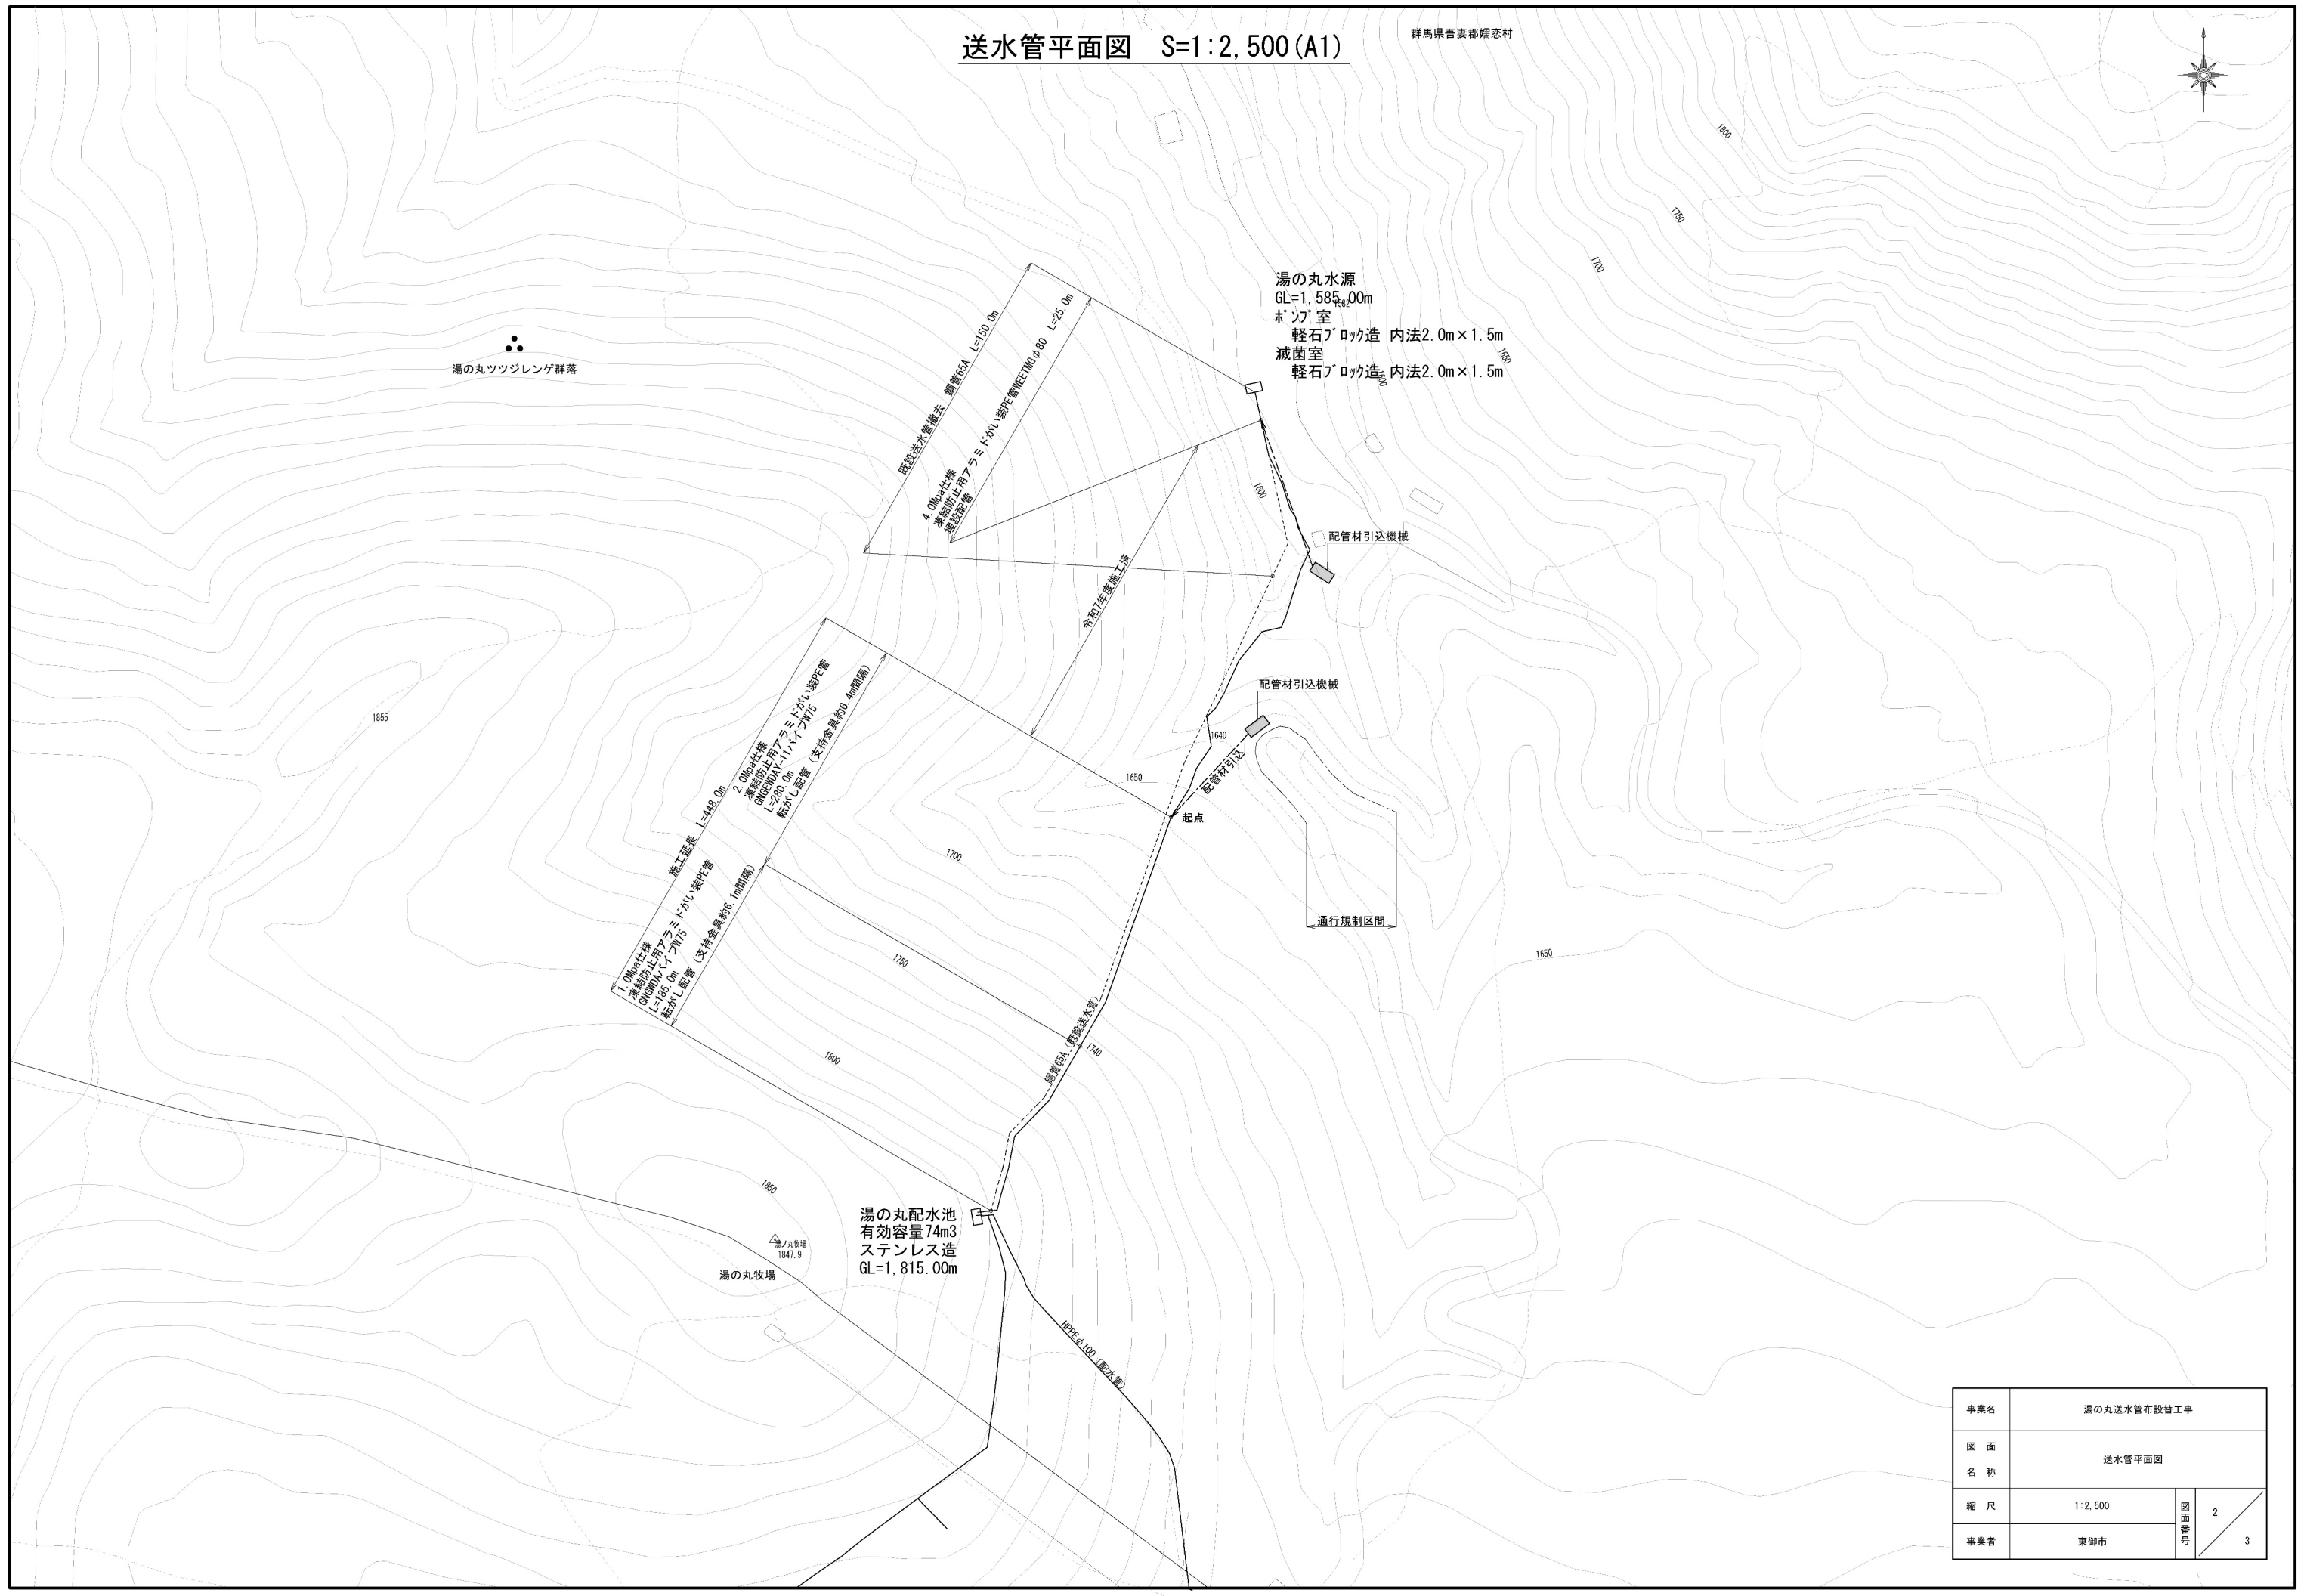


事業名	湯の丸送水管布設替工事		
図面名称	送水管平面図		
縮尺	1:2,500	図面番号	2
事業者	東御市		3

標準断面図 S=1:10(A1)


送水管埋設箇所

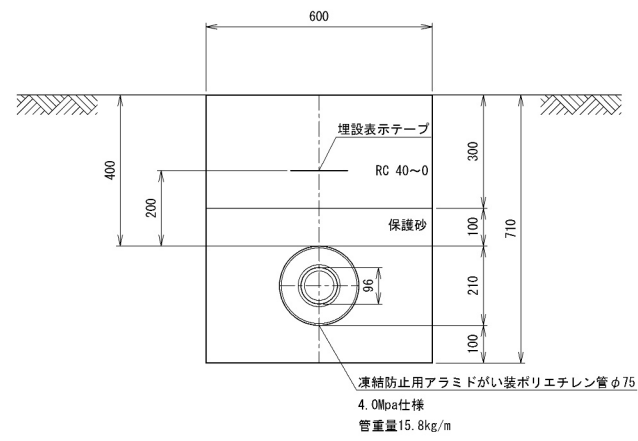


送水管露出箇所

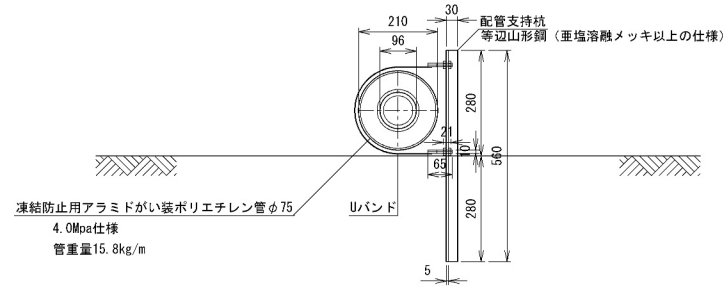


既設送水管撤去箇所

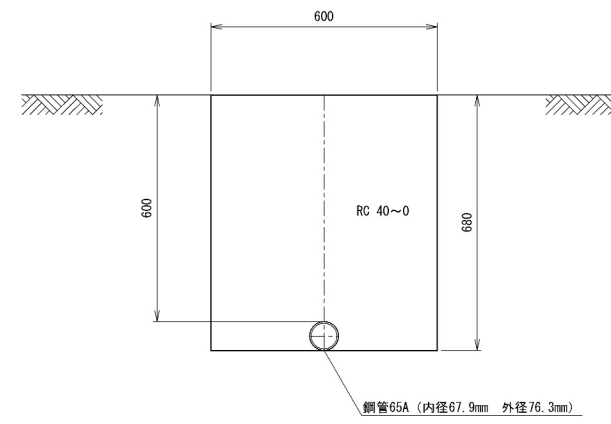


送水管構造図

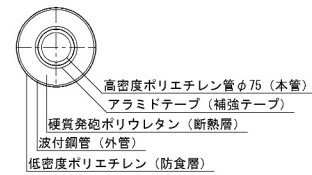

送水管露出箇所

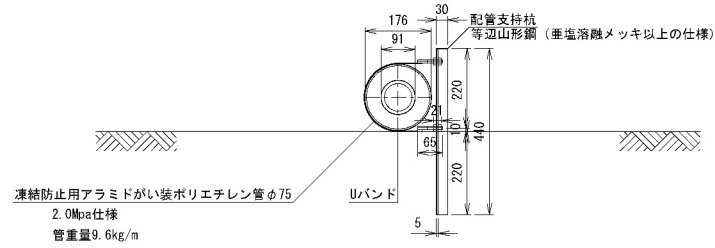

送水管露出箇所

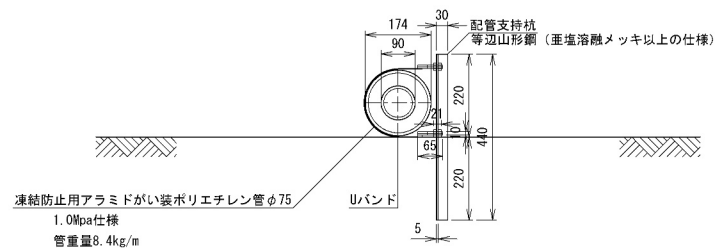

事業名	湯の丸送水管布設替工事		
図面名称	標準断面図		
縮尺	1:20	図面番号	3
事業者	東御市		3